

簡易工事「見積合わせ」情報

業 務 名 : 名古屋大学（東山）理学館空調設備改修設計等業務

設計コンサルティング業務競争参加資格： 建築設備関係設計

担 当 部 課 係 : 東海国立大学機構施設統括部設備課機械第二係

担 当 者 : 久保 賢太郎

連 絡 先 : 技術関係 052-789-2138
契約関係 052-789-2118

現場説明日時： 実施しない

内 訳 明 細 付 見 積 書 提 出 期 日 : 令和7年5月19日 15 時

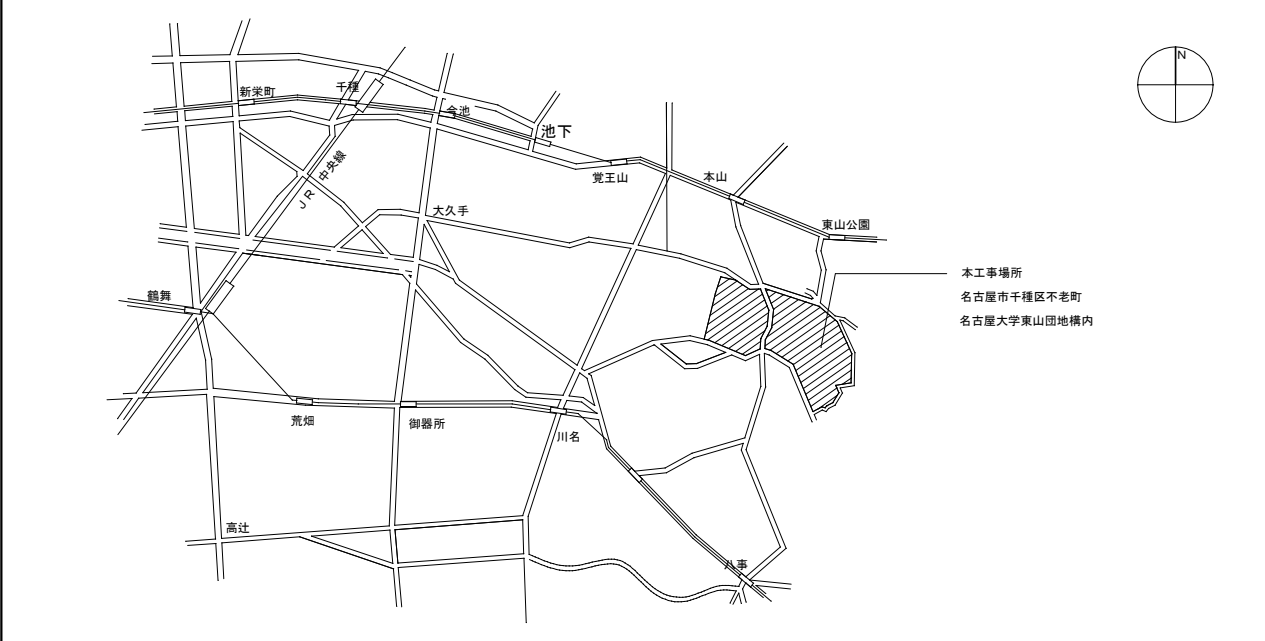
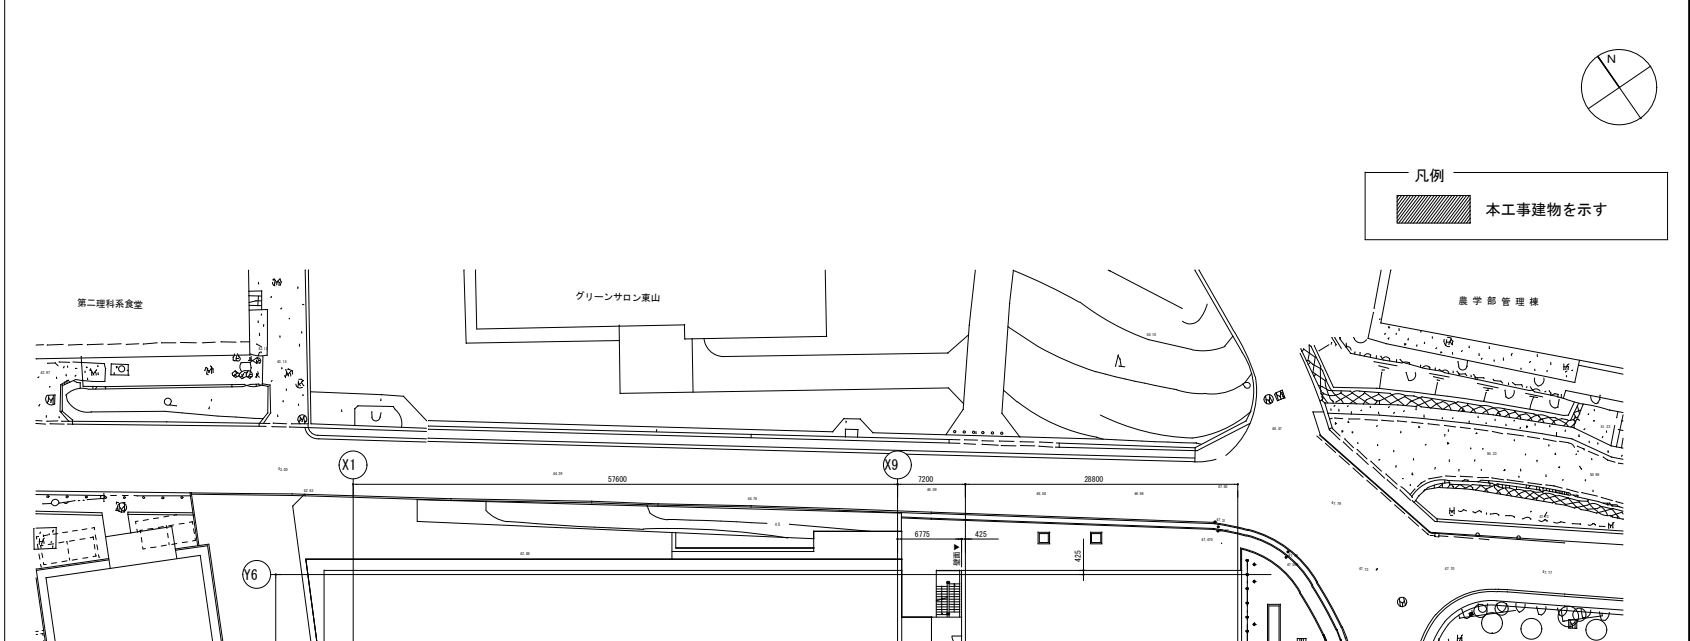
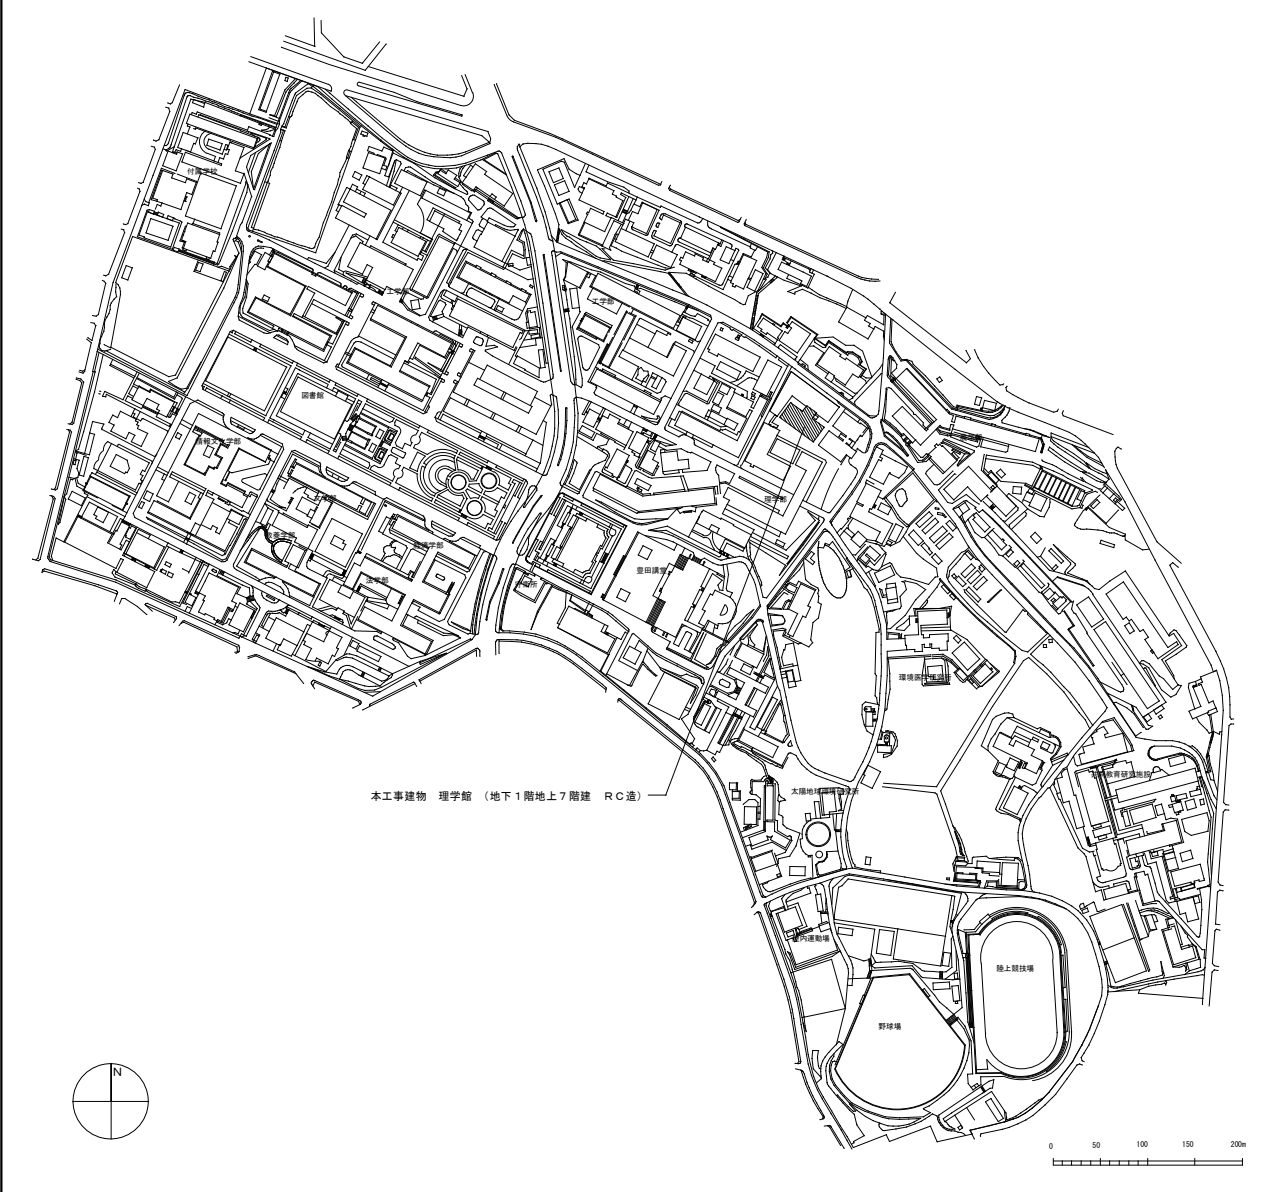
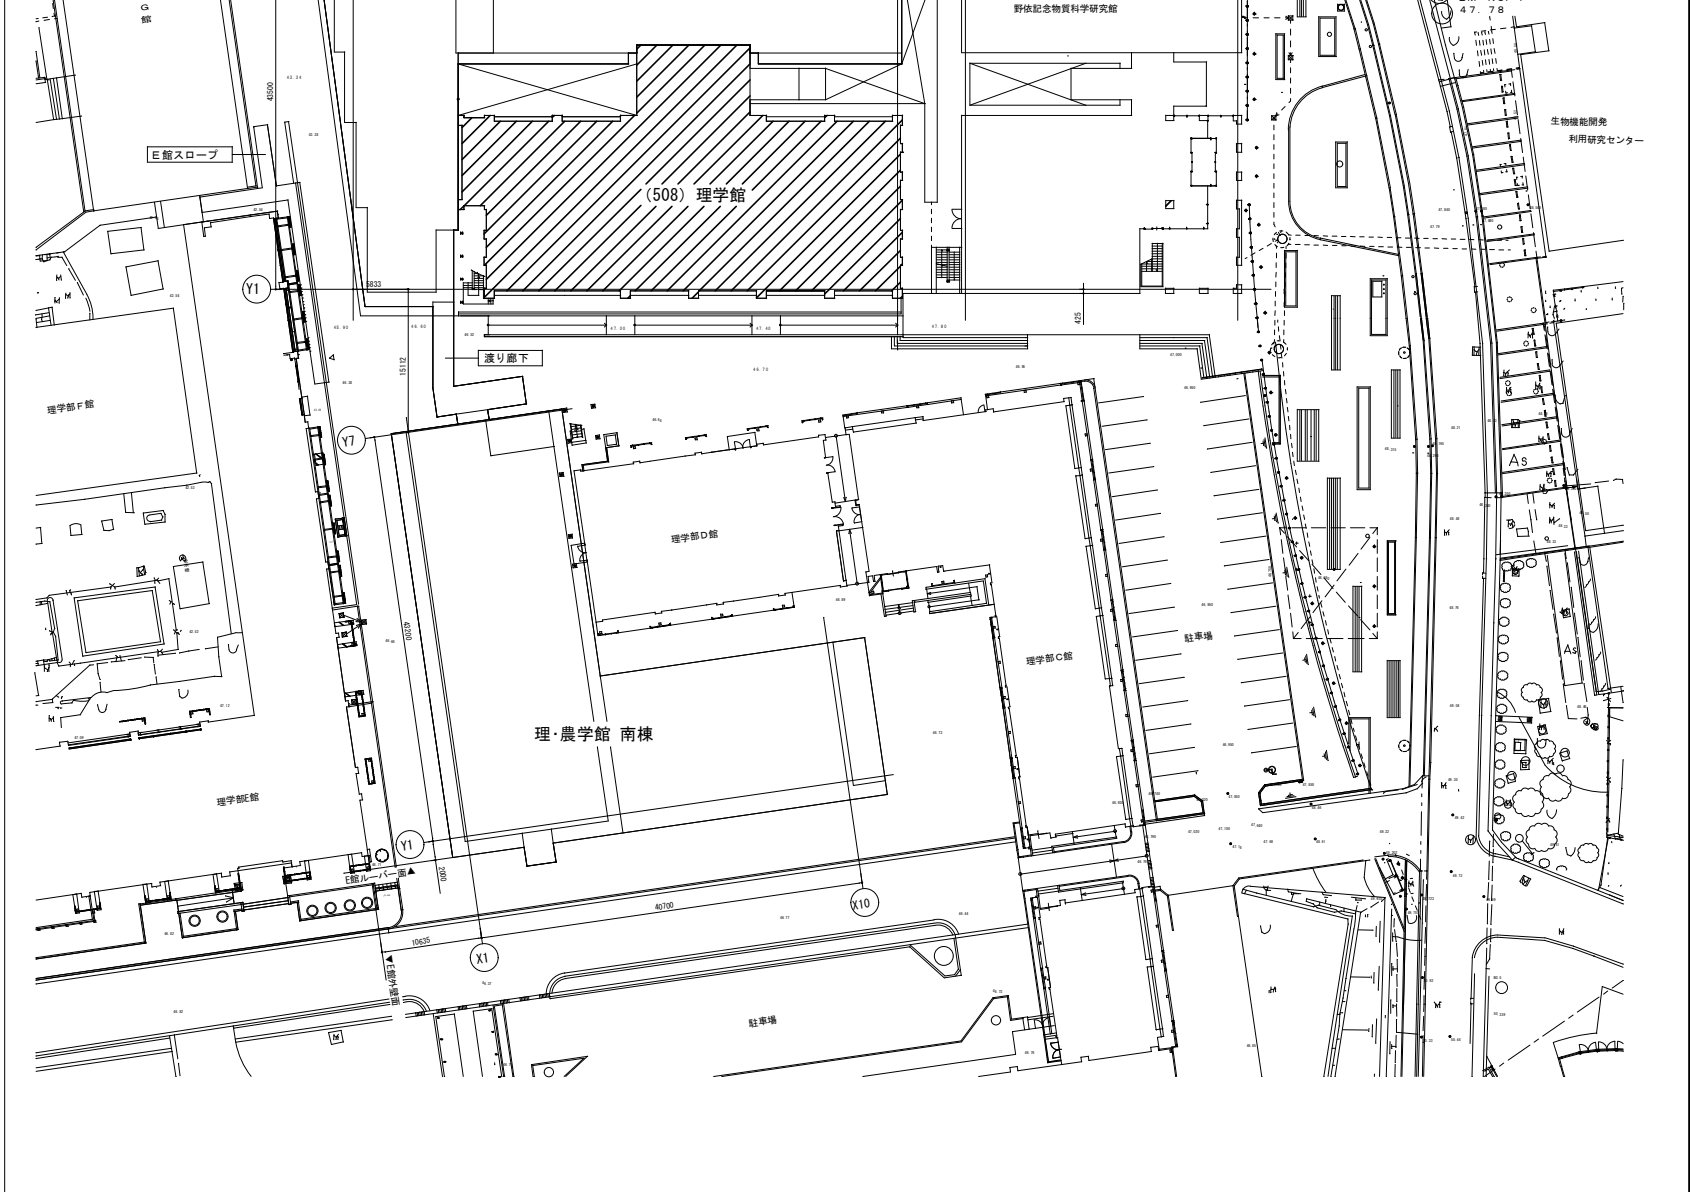
内 訳 明 細 付 見 積 書 提 出 先 : 東海国立大学機構（名古屋大学）
施設統括部施設企画課施設契約係

※ 上記見積書は、持参により提出してください。
提出された見積書は、返却いたしません。

施 設 統 括 部 ホ ム ペ ー ジ 掲 載 期 間 : 令和7年5月9日 ～ 令和7年5月19日

- そ の 他 :
- 業務内容は、別添の仕様書を参照してください。
 - 提出する内訳明細付見積書には、下記の事項を記載してください。
 - 業務名
 - 完成期限
 - 見積価格（見積価格には消費税を含まないこと）
 - 内訳明細
 - 設計コンサルティング業務の競争参加資格
 - 連絡先名称
 - 連絡先氏名
 - 連絡先電話番号
 - 連絡先 F A X 番号
 - 名古屋大学簡易「見積合わせ」参加資格 2 ～ 5 の規定に該当する者でないこと。
 - 簡易「見積合わせ」結果は、簡易「見積合わせ」結果一覧表を簡易「見積合わせ」参加者に F A X することで、回答とさせていただきます。
 - 東海国立大学機構施設統括部（名古屋大学）にて、簡易「見積合わせ」結果一覧表を閲覧することができます。

仕 様 書					
1. 業 務 名	名古屋大学（東山）理学館空調設備改修設計等業務				
2. 業 務 場 所	愛知県名古屋市千種区不老町（名古屋大学東山団地構内）				
3. 完 成 期 限	令和7年8月29日（金曜日）				
4. 一 般 契 約 事 項	名古屋大学設計業務委託契約要領による。				
5. 業 務 委 託 料 の 支 払 い	請負代金は、東海国立大学機構より完成後に支払うものとする。				
6. 業 務 内 容	本業務は、名古屋大学東山団地にて実施予定の理学館空調設備改修に関し、設計（設計図面、予定価格内訳書、設計根拠資料作成等）の更新を行う。				
休 止 日 間 78Q-213R	本設計業務は、本仕様書及び下記基準類に従って実施すること。				
	レ	図面	13 枚		
	レ	公共建築設計業務委託共通仕様書（統一基準）		（令和 6年度版）	
	レ	官庁施設の総合耐震・津波波計画基準（統一基準）		（平成25年度版）	
	レ	官庁施設の環境保全性基準（統一基準）		（令和 4年度版）	
		文部科学省建築構造設計指針・同解説		（令和 6年度版）	
	レ	文部科学省設計業務委託特記仕様書		（平成31年度版）	
	レ	国立大学等施設設計指針		（平成26年度版）	
	レ	公共建築工事積算基準（統一基準）		（平成28年度版）	
	レ	公共建築工事共通費積算基準（統一基準）		（令和 6年度版）	
	レ	公共建築工事標準単価積算基準（統一基準）		（令和 6年度版）	
	レ	公共建築数量積算基準（統一基準）		（令和 5年度版）	
	レ	公共建築設備数量積算基準（統一基準）		（令和 5年度版）	
		公共建築工事内訳書標準書式（統一基準）（建築工事編）		（令和 5年度版）	
	レ	公共建築工事内訳書標準書式（統一基準）（設備工事編）		（令和 5年度版）	
		公共建築工事見積標準書式（統一基準）（建築工事編）		（令和 5年度版）	
	レ	公共建築工事見積標準書式（統一基準）（設備工事編）		（令和 5年度版）	
	レ	文部科学省建築工事標準単価積算基準（特記基準）		（平成31年度版）	
	レ	公共建築工事積算基準等資料		（令和 6年度版）	
		文教施設工事積算要領（土木工事）		（令和 3年度版）	
		その他		（ ）	
	7. 情 報 収 集	対象建物の現地調査を主とし、過去工事の完成図を必要に応じて用い情報の整理・収集を行う。			
	8. 提 出 物	本業務完了後に提出する提出物を下記に示す。 ・設計図（jww、PDF） ・予定価格内訳書 ・設計根拠資料等			
	11. そ の 他	この契約について、設計業務請負上で疑義及び変更点を生じた場合は、発注者、受注者間で協議して決定するものとする。 本業務を受注した設計業者へ補助金申請の補助業務を別途依頼することがあります。			
	部 長	課 長	課 長 補 佐	係 長	担当
		杉本	森	森	久保
	東海国立大学機構 名古屋大学			起案	R7. 4

案内図			配置図			1 : 4 0 0		
						1 : 4 0 0		
						1 : 4 0 0		
図面名称 工事名 図面番号			図面名称 工事名 図面番号			図面名称 工事名 図面番号		
検印			課長			図面名称		
			杉本			理学館 案内・配置図		
			東海国立大学機構 施設統括部			縮尺		
						(A1) 1/2000 (A3) 1/4000		
						令和7年度		

記号	名 称	数量	機 器 仕 様	空調負荷	電 気 容 量		系 統	設 置 場 所		備 考
					kW	φ		階	名 称	
GHP-B1	ｶﾞｽﾃｰﾄﾞﾛﾝｸﾞﾌｳｲｱﾌｳﾝ (室外機)	1	冷房能力 : 45.0kw 暖房能力 : 53.0kw ガス消費量 : 冷房時 44.2kw 暖房時 41.5kw 付属品 : スプリング防振架台, 風向調整盤 (ガラリ付)		1.86	3	200	2F	理学館1F	分岐ｼﾞｮｲﾝﾄ3個
GHP-B1-1	(室内機)	2	形式 : 天井吊 冷房能力 : 11.2kw 暖房能力 : 13.2kw 付属品 : 防振吊金物, ドレンアップ, プレフィルタ		0.2	1	200	B1F	ﾌﾞﾛｼﾞｪｸﾄ室(1)	ワイヤｰﾄﾞﾘﾓｺﾝ 1個
GHP-B1-2	(室内機)	1	形式 : 天井吊 冷房能力 : 11.2kw 暖房能力 : 13.2kw 付属品 : 防振吊金物, ドレンアップ, プレフィルタ		0.08	1	200	B1F	ﾌﾞﾛｼﾞｪｸﾄ室(2)	ワイヤｰﾄﾞﾘﾓｺﾝ 1個
GHP-B1-3	(室内機)	1	形式 : 天井吊 冷房能力 : 11.2kw 暖房能力 : 13.2kw 付属品 : 防振吊金物, ドレンアップ, プレフィルタ		0.08	1	200	B1F	ﾌﾞﾛｼﾞｪｸﾄ室(3)	ワイヤｰﾄﾞﾘﾓｺﾝ 1個
GHP-B2	ｶﾞｽﾃｰﾄﾞﾛﾝｸﾞﾌｳｲｱﾌｳﾝ (室外機)	1	冷房能力 : 22.4kw 暖房能力 : 26.5kw ガス消費量 : 冷房時 22.0kw 暖房時 21.5kw 付属品 : スプリング防振架台, 風向調整盤 (ガラリ付)		1.17	3	200	2F	理学館2F	分岐ｼﾞｮｲﾝﾄ5個
GHP-B2-1	(室内機)	1	形式 : 天井カセット4方向吹出 冷房能力 : 11.2kw 暖房能力 : 13.2kw 付属品 : 防振吊金物, ドレンアップ, プレフィルタ		0.2	1	200	B1F	機械室	ワイヤｰﾄﾞﾘﾓｺﾝ 1個
GHP-B2-2	(室内機)	2	形式 : 天井カセット4方向吹出 冷房能力 : 3.6kw 暖房能力 : 4.2kw 付属品 : 防振吊金物, ドレンアップ, プレフィルタ		0.08	1	200	B1F	研究室	ワイヤｰﾄﾞﾘﾓｺﾝ 1個
GHP-11	ｶﾞｽﾃｰﾄﾞﾛﾝｸﾞﾌｳｲｱﾌｳﾝ (室外機)	1	冷房能力 : 56.0kw 暖房能力 : 67.0kw ガス消費量 : 冷房時 54.6Kw 暖房時 51.9Kw 付属品 : スプリング防振架台, 風向調整盤 (ガラリ付)		1.86	3	200	3F	ﾓﾃﾁｶﾔﾃﾞｯｷ	分岐ｼﾞｮｲﾝﾄ6個
GHP-11-1	(室内機)	2	形式 : 天井カセット4方向吹出 冷房能力 : 2.8kw 暖房能力 : 3.4kw 付属品 : 防振吊金物, ドレンアップ, プレフィルタ		0.08	1	200	1F	試料調整室 (前室)	ワイヤｰﾄﾞﾘﾓｺﾝ 1個
GHP-11-2	(室内機)	2	形式 : 天井カセット4方向吹出 冷房能力 : 16.0kw 暖房能力 : 19.0kw 付属品 : 防振吊金物, ドレンアップ, プレフィルタ		0.29	1	200		試料調整室	ワイヤｰﾄﾞﾘﾓｺﾝ 1個
GHP-11-3	(室内機)	3	形式 : 天井カセット4方向吹出 冷房能力 : 5.6kw 暖房能力 : 6.7kw 付属品 : 防振吊金物, ドレンアップ, プレフィルタ		0.08	1	200	1F	ﾌﾞﾛｼﾞｪｸﾄ室(4)	ワイヤｰﾄﾞﾘﾓｺﾝ 1個
GHP-12	ｶﾞｽﾃｰﾄﾞﾛﾝｸﾞﾌｳｲｱﾌｳﾝ (室外機)	1	冷房能力 : 56.0kw 暖房能力 : 67.0kw ガス消費量 : 冷房時 54.6Kw 暖房時 51.9Kw 付属品 : スプリング防振架台, 風向調整盤 (ガラリ付)		1.86	3	200	2F	理学館2F	分岐ｼﾞｮｲﾝﾄ6個
GHP-12-1	(室内機)	5	形式 : 天井カセット4方向吹出 冷房能力 : 9.0kw 暖房能力 : 10.6kw 付属品 : 防振吊金物, ドレンアップ, プレフィルタ		0.2	1	200	1F	物質機能測定室	ワイヤｰﾄﾞﾘﾓｺﾝ 1個
GHP-12-2	(室内機)	1	形式 : 天井カセット2方向吹出 冷房能力 : 4.5kw 暖房能力 : 5.3kw 付属品 : 防振吊金物, ドレンアップ, プレフィルタ		0.125	1	200	1F	研究室	ワイヤｰﾄﾞﾘﾓｺﾝ 1個
GHP-12-3	(室内機)	1	形式 : 天井カセット2方向吹出 冷房能力 : 7.1kw 暖房能力 : 8.5kw 付属品 : 防振吊金物, ドレンアップ, プレフィルタ		0.125	1	200	1F	OA室	ワイヤｰﾄﾞﾘﾓｺﾝ 1個
GHP-21	ｶﾞｽﾃｰﾄﾞﾛﾝｸﾞﾌｳｲｱﾌｳﾝ (室外機)	1	冷房能力 : 56.0kw 暖房能力 : 67.0kw ガス消費量 : 冷房時 54.6Kw 暖房時 51.9Kw 付属品 : スプリング防振架台, 風向調整盤 (ガラリ付)		1.86	3	200	3F	ﾓﾃﾁｶﾔﾃﾞｯｷ	分岐ｼﾞｮｲﾝﾄ7個
GHP-21-1	(室内機)	8	形式 : 天井カセット4方向吹出 冷房能力 : 7.1kw 暖房能力 : 8.5kw 付属品 : 防振吊金物, ドレンアップ, プレフィルタ		0.09	1	200	1F	情報サテライト	ワイヤｰﾄﾞﾘﾓｺﾝ 1個

記号	名 称	数量	機 器 仕 様	空調負荷	電 気 容 量		系 統	設 置 場 所		備 考
					kW	φ		階	名 称	
GHP-22	ｶﾞｽﾃｰﾄﾞﾛﾝｸﾞﾌｳｲｱﾌｳﾝ (室外機)	1	冷房能力 : 56.0kw 暖房能力 : 67.0kw ガス消費量 : 冷房時 54.6Kw 暖房時 51.9Kw 付属品 : スプリング防振架台, 風向調整盤 (ガラリ付)		1.86	3	200		3F	ﾓﾃﾁｶﾔﾃﾞｯｷ 分岐ｼﾞｮｲﾝﾄ6個
GHP-22-1	(室内機)	1	形式 : 天井カセット4方向吹出 冷房能力 : 11.2kw 暖房能力 : 13.2kw 付属品 : 防振吊金物, ドレンアップ, プレフィルタ		0.2	1	200	2F	ｵｰﾌﾞﾝﾗﾎﾞ(1)	ワイヤｰﾄﾞﾘﾓｺﾝ 1個
GHP-22-2	(室内機)	2	形式 : 天井カセット4方向吹出 冷房能力 : 7.1kw 暖房能力 : 8.5kw 付属品 : 防振吊金物, ドレンアップ, プレフィルタ		0.09	1	200	2F	ｵｰﾌﾞﾝﾗﾎﾞ(2)	ワイヤｰﾄﾞﾘﾓｺﾝ 1個
GHP-22-3	(室内機)	2	形式 : 天井カセット4方向吹出 冷房能力 : 7.1kw 暖房能力 : 8.5kw 付属品 : 防振吊金物, ドレンアップ, プレフィルタ		0.09	1	200	2F	ｵｰﾌﾞﾝﾗﾎﾞ(3)	ワイヤｰﾄﾞﾘﾓｺﾝ 1個
GHP-22-4	(室内機)	2	形式 : 天井カセット4方向吹出 冷房能力 : 7.1kw 暖房能力 : 8.5kw 付属品 : 防振吊金物, ドレンアップ, プレフィルタ		0.09	1	200	2F	ｵｰﾌﾞﾝﾗﾎﾞ(4)	ワイヤｰﾄﾞﾘﾓｺﾝ 1個
GHP-23	ｶﾞｽﾃｰﾄﾞﾛﾝｸﾞﾌｳｲｱﾌｳﾝ (室外機)	1	冷房能力 : 45.0kw 暖房能力 : 53.0kw ガス消費量 : 冷房時 44.2kw 暖房時 41.5kw 付属品 : スプリング防振架台, 風向調整盤 (ガラリ付)		1.86	3	200	2F	理学館2F	分岐ｼﾞｮｲﾝﾄ5個
GHP-23-1	(室内機)	5	形式 : 天井カセット4方向吹出 冷房能力 : 7.1kw 暖房能力 : 8.5kw 付属品 : 防振吊金物, ドレンアップ, プレフィルタ		0.09	1	200	2F	物理学図書室	ワイヤｰﾄﾞﾘﾓｺﾝ 1個
GHP-23-2	(室内機)	1	形式 : 天井カセット4方向吹出 冷房能力 : 7.1kw 暖房能力 : 8.5kw 付属品 : 防振吊金物, ドレンアップ, プレフィルタ		0.09	1	200	2F	物理学図書室 (閲覧室)	ワイヤｰﾄﾞﾘﾓｺﾝ 1個
GHP-24	ｶﾞｽﾃｰﾄﾞﾛﾝｸﾞﾌｳｲｱﾌｳﾝ (室外機)	1	冷房能力 : 45.0kw 暖房能力 : 53.0kw ガス消費量 : 冷房時 44.2kw 暖房時 41.5kw 付属品 : スプリング防振架台, 風向調整盤 (ガラリ付)		1.86	3	200	3F	理学館3F	分岐ｼﾞｮｲﾝﾄ5個
GHP-24-1	(室内機)	8	形式 : 天井カセット4方向吹出 冷房能力 : 4.5kw 暖房能力 : 5.3kw 付属品 : 防振吊金物, ドレンアップ, プレフィルタ		0.08	1	200	2F	物理学図書室	ワイヤｰﾄﾞﾘﾓｺﾝ 1個
GHP-24-2	(室内機)	1	形式 : 天井カセット4方向吹出 冷房能力 : 11.2kw 暖房能力 : 13.2kw 付属品 : 防振吊金物, ドレンアップ, プレフィルタ		0.2	1	200	2F	物理学図書室	ワイヤｰﾄﾞﾘﾓｺﾝ 1個
GHP-E	(室内機)	1	形式 : 天井埋めこみ 冷房能力 : 7.1kw 暖房能力 : 8.5kw 送風量 : 18 CMM 付属品 : フレキタクト用アタッチメント 防振吊金物, ドレンアップ, プレフィルタ		0.13	1	200	7F	リビジョナ	ワイヤｰﾄﾞﾘﾓｺﾝ 1個

(注記) ※1  左記枠内の機器は別図参照。

※2 空調室内機等更新に伴う電源の取り外し再取付は本工事に含む。

				課長	工事名 名古屋大学 (東山) 理学館空調設備改修工事	図面名称 理学館 空調設備 機器表 1 [既存図]	図面番号 M-508-002
				杉本			
					東海国立大学機構 施設統括部	縮尺 (A1) - (A3) -	令和7年度

記号	名 称	数量	機 器 仕 様	空調負荷	電気容量			系 統	設置場所		備 考
					kW	φ	V		階	名 称	
GHP-42-1	(室内機)	1	形式 : 天井カセット2方向吹出 冷房能力 : 11.2kW 暖房能力 : 13.2kW 付属品 : 防振吊金物, ドレンアップ, プレフィルター	0.22	1	200			4F	データ解析・ワイヤードリモコン 研究室(実験室)	1台
GHP-42-2	(室内機)	2	形式 : 天井カセット2方向吹出 冷房能力 : 4.5kW 暖房能力 : 5.3kW 付属品 : 防振吊金物, ドレンアップ, プレフィルター	0.08	1	200			4F	データ解析・ワイヤードリモコン 研究室	1台
GHP-42-3	(室内機)	1	形式 : 天井カセット2方向吹出 冷房能力 : 4.5kW 暖房能力 : 5.3kW 付属品 : 防振吊金物, ドレンアップ, プレフィルター	0.125	1	200			4F	教官室	ワイヤードリモコン 1台
GHP-42-4	(室内機)	1	形式 : 天井カセット2方向吹出 冷房能力 : 4.5kW 暖房能力 : 5.3kW 付属品 : 防振吊金物, ドレンアップ, プレフィルター	0.125	1	200			4F	セミナー室	ワイヤードリモコン 1台
GHP-42-5	(室内機)	1	形式 : 天井カセット2方向吹出 冷房能力 : 11.2kW 暖房能力 : 13.2kW 付属品 : 防振吊金物, ドレンアップ, プレフィルター	0.22	1	200			4F	オプ'ラボ'(5)	ワイヤードリモコン 1台
GHP-43	カセット型700FI700 (室外機)	1	冷房能力 : 45.0kW 暖房能力 : 53.0kW ガス消費量 : 冷房時 44.2g/kWh 暖房時 41.5g/kWh 付属品 : スプリング防振架台, 風向調整盤(ガラリ付)	1.86	3	200			4F	実験室	分岐シ'ポイント4台
GHP-43-1	(室内機)	4	形式 : 天井カセット4方向吹出 冷房能力 : 9.0kW 暖房能力 : 10.6kW 付属品 : 防振吊金物, ドレンアップ, プレフィルター	0.2	1	200			4F	試料分析実験 実証室	ワイヤードリモコン 1台
GHP-E	(室内機)	1	形式 : 天井埋めこみ 冷房能力 : 7.1kW 暖房能力 : 8.5kW 送風量 : 18 CMM 付属品 : フレキダクト用アタッチメント 防振吊金物, ドレンアップ, プレフィルター	0.13	3	200			4F	リフレッシュコーナー	ワイヤードリモコン 1台
GHP-51	カセット型700FI700 (室外機)	1	冷房能力 : 35.5kW 暖房能力 : 42.5kW ガス消費量 : 冷房時 35.7g/kWh 暖房時 33.9g/kWh 付属品 : スプリング防振架台, 風向調整盤(ガラリ付)	0.89	3	200			5F	データ分析・分岐シ'ポイント5台	1台
GHP-51-1	(室内機)	4	形式 : 天井カセット4方向吹出 冷房能力 : 4.5kW 暖房能力 : 5.3kW 付属品 : 防振吊金物, ドレンアップ, プレフィルター	0.08	1	200			5F	実験準備室	ワイヤードリモコン 1台
GHP-51-2	(室内機)	1	形式 : 天井カセット2方向吹出 冷房能力 : 5.6kW 暖房能力 : 6.7kW 付属品 : 防振吊金物, ドレンアップ, プレフィルター	0.125	1	200			5F	教官研究室(1)	ワイヤードリモコン 1台
GHP-51-3	(室内機)	1	形式 : 天井カセット2方向吹出 冷房能力 : 5.6kW 暖房能力 : 6.7kW 付属品 : 防振吊金物, ドレンアップ, プレフィルター	0.125	1	200			5F	教官研究室(2)	ワイヤードリモコン 1台
GHP-52	カセット型700FI700 (室外機)	1	冷房能力 : 56.0kW 暖房能力 : 67.0kW ガス消費量 : 冷房時 54.6g/kWh 暖房時 51.9g/kWh 付属品 : スプリング防振架台, 風向調整盤(ガラリ付)	1.86	3	200			5F	データ分析・分岐シ'ポイント6台	1台
GHP-52-1	(室内機)	4	形式 : 天井カセット4方向吹出 冷房能力 : 4.5kW 暖房能力 : 5.3kW 付属品 : 防振吊金物, ドレンアップ, プレフィルター	0.08	1	200			5F	オプ'ラボ'(7)	ワイヤードリモコン 1台

※2 空調室内機等更新に伴う電源の取り外し再取付は本工事に含む。

				課長	工事名 名古屋大学（東山）理学館空調設備改修工事	図面 名称	理学館 空調設備 機器表 2 [既存図]	図面番号 M-508-003
	杉本				東海国立大学機構 施設統括部	縮尺	(A1) - (A3) -	令和7年度

記号	名 称	数量	機 器 仕 様	空調負荷	電 気 容 量			系 統	設 置 場 所		備 考
					kW	φ	V		階	名 称	
GHP-52-2	(室内機)	2	形式 : 天井カセット4方向吹出 冷房能力 : 7.1kw 暖房能力 : 8.5kw 付属品 : 防振吊金物, ドレンアップ, プレフィルタ		0.09	1	200		5F	ホブソンホブ(8)	ワイヤードリモコン 1個
GHP-52-3	(室内機)	2	形式 : 天井カセット4方向吹出 冷房能力 : 7.1kw 暖房能力 : 8.5kw 付属品 : 防振吊金物, ドレンアップ, プレフィルタ		0.09	1	200		5F	ホブソンホブ(9)	ワイヤードリモコン 1個
GHP-E	(室内機)	1	形式 : 天井埋めこみ 冷房能力 : 7.1kw 暖房能力 : 8.5kw 送風量 : 18 CMM 付属品 : フレキダクト用アタッチメント 防振吊金物, ドレンアップ, プレフィルタ		0.13	3	200		5F	リフレクコナー	ワイヤードリモコン 1個
GHP-53	カセットダクト天井機 (室外機)	1	冷房能力 : 45.0kw 暖房能力 : 53.0kw ガス消費量 : 冷房時 44.3kw 暖房時 41.5kw 付属品 : スプリング防振架台, 風向調整盤(ガラリ付)		1.86	3	200		5F	テクノカルテック	分岐ジョイント15個
GHP-53-1	(室内機)	1	形式 : 天井カセット2方向吹出 冷房能力 : 4.5kw 暖房能力 : 5.3kw 付属品 : 防振吊金物, ドレンアップ, プレフィルタ		0.125	1	200		5F	教室(1)	ワイヤードリモコン 1個
GHP-53-2	(室内機)	1	形式 : 天井カセット2方向吹出 冷房能力 : 4.5kw 暖房能力 : 5.3kw 付属品 : 防振吊金物, ドレンアップ, プレフィルタ		0.125	1	200		5F	教室(2)	ワイヤードリモコン 1個
GHP-53-3	(室内機)	1	形式 : 天井カセット2方向吹出 冷房能力 : 4.5kw 暖房能力 : 5.3kw 付属品 : 防振吊金物, ドレンアップ, プレフィルタ		0.125	1	200		5F	教室(3)	ワイヤードリモコン 1個
GHP-53-4	(室内機)	1	形式 : 天井カセット2方向吹出 冷房能力 : 4.5kw 暖房能力 : 5.3kw 付属品 : 防振吊金物, ドレンアップ, プレフィルタ		0.125	1	200		5F	教室(4)	ワイヤードリモコン 1個
GHP-53-5	(室内機)	1	形式 : 天井カセット2方向吹出 冷房能力 : 4.5kw 暖房能力 : 5.3kw 付属品 : 防振吊金物, ドレンアップ, プレフィルタ		0.125	1	200		5F	研究室(2)	ワイヤードリモコン 1個
GHP-53-6	(室内機)	1	形式 : 天井カセット2方向吹出 冷房能力 : 4.5kw 暖房能力 : 5.3kw 付属品 : 防振吊金物, ドレンアップ, プレフィルタ		0.125	1	200		5F	教室(5)	ワイヤードリモコン 1個
GHP-53-7	(室内機)	2	形式 : 天井カセット4方向吹出 冷房能力 : 4.5kw 暖房能力 : 5.3kw 付属品 : 防振吊金物, ドレンアップ, プレフィルタ		0.08	1	200		5F	コロキウム室(1)	ワイヤードリモコン 1個
GHP-53-8	(室内機)	2	形式 : 天井カセット4方向吹出 冷房能力 : 4.5kw 暖房能力 : 5.3kw 付属品 : 防振吊金物, ドレンアップ, プレフィルタ		0.08	1	200		5F	コロキウム室(2)	ワイヤードリモコン 1個
GHP-53-9	(室内機)	4	形式 : 天井カセット4方向吹出 冷房能力 : 2.8kw 暖房能力 : 3.4kw 付属品 : 防振吊金物, ドレンアップ, プレフィルタ		0.08	1	200		5F	研究室(1)	ワイヤードリモコン 1個
GHP-53-10	(室内機)	1	形式 : 天井カセット4方向吹出 冷房能力 : 4.5kw 暖房能力 : 5.3kw 付属品 : 防振吊金物, ドレンアップ, プレフィルタ		0.08	1	200		5F	計測室(1)	ワイヤードリモコン 1個
GHP-61	カセットダクト天井機 (室外機)	1	冷房能力 : 45.0kw 暖房能力 : 53.0kw ガス消費量 : 冷房時 44.3kw 暖房時 41.5kw 付属品 : スプリング防振架台, 風向調整盤(ガラリ付)		1.86	3	200		6F	テクノカルテック	分岐ジョイント6個
GHP-61-1	(室内機)	1	形式 : 天井カセット2方向吹出 冷房能力 : 4.5kw 暖房能力 : 5.3kw 付属品 : 防振吊金物, ドレンアップ, プレフィルタ		0.125	1	200		6F	教室(5)	ワイヤードリモコン 1個
GHP-61-2	(室内機)	1	形式 : 天井カセット2方向吹出 冷房能力 : 4.5kw 暖房能力 : 5.3kw 付属品 : 防振吊金物, ドレンアップ, プレフィルタ		0.125	1	200		6F	教室(6)	ワイヤードリモコン 1個
GHP-61-3	(室内機)	1	形式 : 天井カセット2方向吹出 冷房能力 : 5.6kw 暖房能力 : 6.7kw 付属品 : 防振吊金物, ドレンアップ, プレフィルタ		0.125	1	200				
GHP-61-4	(室内機)	1	形式 : 天井カセット2方向吹出 冷房能力 : 7.1kw 暖房能力 : 8.5kw 付属品 : 防振吊金物, ドレンアップ, プレフィルタ		0.125	1	200		6F	計測室(2)	ワイヤードリモコン 1個
GHP-61-5	(室内機)	1	形式 : 天井カセット2方向吹出 冷房能力 : 7.1kw 暖房能力 : 8.5kw 付属品 : 防振吊金物, ドレンアップ, プレフィルタ		0.125	1	200		6F	研究室(7)	ワイヤードリモコン 1個
GHP-61-6	(室内機)	1	形式 : 天井カセット4方向吹出 冷房能力 : 4.5kw 暖房能力 : 5.3kw 付属品 : 防振吊金物, ドレンアップ, プレフィルタ		0.08	1	200		6F	研究室	ワイヤードリモコン 1個
GHP-E	(室内機)	1	形式 : 天井埋めこみ 冷房能力 : 7.1kw 暖房能力 : 8.5kw 送風量 : 18 CMM 付属品 : フレキダクト用アタッチメント 防振吊金物, ドレンアップ, プレフィルタ		0.13	1	200		6F	リフレクコナー	ワイヤードリモコン 1個
GHP-62	カセットダクト天井機 (室外機)	1	冷房能力 : 56.0kw 暖房能力 : 67.0kw ガス消費量 : 冷房時 54.9kw 暖房時 51.9kw 付属品 : スプリング防振架台, 風向調整盤(ガラリ付)		1.86	3	200		6F	テクノカルテック	分岐ジョイント12個
GHP-62-1	(室内機)	1	形式 : 天井カセット2方向吹出 冷房能力 : 4.5kw 暖房能力 : 5.3kw 付属品 : 防振吊金物, ドレンアップ, プレフィルタ		0.125	1	200		6F	教室(1)	ワイヤードリモコン 1個
GHP-62-2	(室内機)	1	形式 : 天井カセット2方向吹出 冷房能力 : 4.5kw 暖房能力 : 5.3kw 付属品 : 防振吊金物, ドレンアップ, プレフィルタ		0.125	1	200		6F	教室(2)	ワイヤードリモコン 1個
GHP-62-3	(室内機)	1	形式 : 天井カセット2方向吹出 冷房能力 : 4.5kw 暖房能力 : 5.3kw 付属品 : 防振吊金物, ドレンアップ, プレフィルタ		0.125	1	200		6F	教室(3)	ワイヤードリモコン 1個
GHP-62-4	(室内機)	1	形式 : 天井カセット2方向吹出 冷房能力 : 4.5kw 暖房能力 : 5.3kw 付属品 : 防振吊金物, ドレンアップ, プレフィルタ		0.125	1	200		6F	教室(4)	ワイヤードリモコン 1個
GHP-62-5	(室内機)	2	形式 : 天井カセット4方向吹出 冷房能力 : 5.6kw 暖房能力 : 6.7kw 付属品 : 防振吊金物, ドレンアップ, プレフィルタ		0.08	1	200		6F	コロキウム室	ワイヤードリモコン 1個
GHP-62-6	(室内機)	4	形式 : 天井カセット4方向吹出 冷房能力 : 3.6kw 暖房能力 : 4.2kw 付属品 : 防振吊金物, ドレンアップ, プレフィルタ		0.08	1	200		6F	研究室(1)	ワイヤードリモコン 1個
GHP-62-7	(室内機)	2	形式 : 天井カセット4方向吹出 冷房能力 : 3.6kw 暖房能力 : 4.2kw 付属品 : 防振吊金物, ドレンアップ, プレフィルタ		0.08	1	200		6F	研究室(2)	ワイヤードリモコン 1個
GHP-62-8	(室内機)	1	形式 : 天井カセット4方向吹出 冷房能力 : 4.5kw 暖房能力 : 5.3kw 付属品 : 防振吊金物, ドレンアップ, プレフィルタ		0.08	1	200		6F	輪講室	ワイヤードリモコン 1個

(注記) ※1  左記枠内の機器は別図参照。

※2 空調室内機等更新に伴う電源の取り外し再取付は本工事に含む。

								課長		工事名 名古屋大学(東山)理学館空調設備改修工事				図面名称 理学館 空調設備 機器表3 [既存図]		図面番号 M-508-004	
								杉本		東海国立大学機構 施設統括部				(A1) - (A3) -		令和7年度	

記号	名 称	数量	機 器 仕 様	空調負荷	電 気 容 量			系 統	設置場所		備 考
					kW	φ	V		階	名 称	
GHP-73	ガスヒートポンプマシン (室外機)	1	冷房能力 : 45.0kW 暖房能力 : 53.0kW ガス消費量 : 冷房時 44.7kg 暖房時 41.5kg 付属品 : スプリング防振架台、風向調整盤(ガラリ付)		1.86	3	200		6F	実験室3(前室)	ワイヤードリモコン 1個
GHP-73-1	(室内機)	3	形式 : 天井カセット4方向吹出 冷房能力 : 3.6kW 暖房能力 : 4.2kW 付属品 : 防振吊金物、ドレンアップ、プレフィルター		0.08	1	200		7F	院生研究室	ワイヤードリモコン 1個
GHP-73-2	(室内機)	1	形式 : 天井カセット4方向吹出 冷房能力 : 5.6kW 暖房能力 : 6.7kW 付属品 : 防振吊金物、ドレンアップ、プレフィルター		0.08	1	200		7F	教官室	ワイヤードリモコン 1個
GHP-73-3	(室内機)	4	形式 : 天井カセット4方向吹出 冷房能力 : 5.6kW 暖房能力 : 6.7kW 付属品 : 防振吊金物、ドレンアップ、プレフィルター		0.08	1	200		7F	教授室	ワイヤードリモコン 1個
GHP-73-4	(室内機)	1	形式 : 天井カセット2方向吹出 冷房能力 : 5.6kW 暖房能力 : 6.7kW 付属品 : 防振吊金物、ドレンアップ、プレフィルター		0.08	1	200		7F	セミナー室(1)	ワイヤードリモコン 1個
GHP-74	ガスヒートポンプマシン (室外機)	1	冷房能力 : 56.0kW 暖房能力 : 67.0kW ガス消費量 : 冷房時 54.6kg 暖房時 51.9kg 付属品 : スプリング防振架台、風向調整盤(ガラリ付)		1.86	3	200		7F	実験室3(前室)	ワイヤードリモコン 6個
GHP-74-1	(室内機)	1	形式 : 天井カセット4方向吹出 冷房能力 : 11.2kW 暖房能力 : 13.2kW 付属品 : 防振吊金物、ドレンアップ、プレフィルター		0.2	1	200		7F	測定室3(前室)	ワイヤードリモコン 1個
GHP-74-2	(室内機)	1	形式 : 天井カセット2方向吹出 冷房能力 : 4.5kW 暖房能力 : 5.3kW 付属品 : 防振吊金物、ドレンアップ、プレフィルター		0.08	1	200		7F	測定室3-1	ワイヤードリモコン 1個
GHP-74-3	(室内機)	1	形式 : 天井カセット2方向吹出 冷房能力 : 4.5kW 暖房能力 : 5.3kW 付属品 : 防振吊金物、ドレンアップ、プレフィルター		0.08	1	200		7F	測定室3-2	ワイヤードリモコン 1個
GHP-74-4	(室内機)	2	形式 : 天井カセット4方向吹出 冷房能力 : 11.2kW 暖房能力 : 13.2kW 付属品 : 防振吊金物、ドレンアップ、プレフィルター		0.2	1	200		7F	測定室4	ワイヤードリモコン 1個
GHP-74-5	(室内機)	1	形式 : 天井カセット4方向吹出 冷房能力 : 9.0kW 暖房能力 : 10.6kW 付属品 : 防振吊金物、ドレンアップ、プレフィルター		0.2	1	200		7F	生化学実験室 (1)	ワイヤードリモコン 1個
GHP-E	(室内機)	1	形式 : 天井埋めこみ 冷房能力 : 7.1kW 暖房能力 : 8.5kW 送風量 : 18 CMM 付属品 : フレキタクト用アタッチメント 防振吊金物、ドレンアップ、プレフィルター		0.13	1	200		7F	リビジョナー	ワイヤードリモコン 1個

※2 空調室内機等更新に伴う電源の取り外し再取付は本工事に含む。

				課長 杉本	工事名 名古屋大学（東山）理学館空調設備改修工事	図面 名称	理学館 空調設備 機器表 4 [既存図]	図面番号 M-508-005
					東海国立大学機構 施設統括部	縮尺 (A1) - (A3) -	令和7年度	

記号	名 称	数量	機 器 仕 様	空調負荷	電気容量			系 統	設置場所		備 考
					kW	φ	V		階	名 称	
EHP-B1	電熱ヒートポンプマルチエアコン (室外機)	1	冷房能力 : 84.0kw 暖房能力 : 94.5kw 付属品 : スプリング防振架台, 風向調整盤 (ガラリ付)		36.38	3	200		2F	テコ加減圧機	分岐ジョイント5箇所
EHP-B1-1	(室内機)	6	形式 : 天井カセット4方向吹出 冷房能力 : 14.0kw 暖房能力 : 16.0kw 付属品 : 防振吊金物, ドレンアップ, 高性能フィルター		0.085	1	200		B1F	NMR室(1)	ワイヤードリモコン 1個
EHP-B2	電熱ヒートポンプマルチエアコン (室外機)	1	冷房能力 : 56.0kw 暖房能力 : 63.0kw 付属品 : スプリング防振架台, 風向調整盤 (ガラリ付)		24.16	1	200		2F	テコ加減圧機	分岐ジョイント5箇所
EHP-B2-1	(室内機)	3	形式 : 天井カセット4方向吹出 冷房能力 : 16.0kw 暖房能力 : 18.0kw 付属品 : 防振吊金物, ドレンアップ, 高性能フィルター		0.135	1	200		B1F	NMR室(2)	ワイヤードリモコン 1個
EHP-11	電熱ヒートポンプマルチエアコン (室外機)	1	冷房能力 : 28.0kw 暖房能力 : 31.5kw 付属品 : スプリング防振架台, 風向調整盤 (ガラリ付)		11.94	3	200		2F	テコ加減圧機	分岐ジョイント3箇所
EHP-11-1	(室内機)	2	形式 : 天井カセット4方向吹出 冷房能力 : 7.1kw 暖房能力 : 8.0kw 付属品 : 防振吊金物, ドレンアップ, プレフィルター		0.02	1	200		1F	分析機器室(1)	ワイヤードリモコン 1個
EHP-11-2	(室内機)	2	形式 : 天井カセット4方向吹出 冷房能力 : 5.6kw 暖房能力 : 6.3kw 付属品 : 防振吊金物, ドレンアップ, プレフィルター		0.02	1	200		1F	分析機器室(2)	ワイヤードリモコン 1個
EHP-12	電熱ヒートポンプマルチエアコン (室外機)	1	冷房能力 : 22.4kw 暖房能力 : 25.0kw 付属品 : スプリング防振架台, 風向調整盤 (ガラリ付)		9.92	3	200		2F	テコ加減圧機	
EHP-12-1	(室内機)	1	形式 : 天井カセット2方向吹出 冷房能力 : 16.0kw 暖房能力 : 18.0kw 付属品 : 防振吊金物, ドレンアップ, プレフィルター		0.12	1	200		1F	電子顕微鏡室	ワイヤードリモコン 1個
EHP-31	電熱ヒートポンプマルチエアコン (室外機)	1	冷房能力 : 67.2kw 暖房能力 : 75.0kw 付属品 : スプリング防振架台, 風向調整盤 (ガラリ付)		27.14	3	200		3F	テコ加減圧機	分岐ジョイント3箇所
EHP-31-1	(室内機)	4	形式 : 天井カセット4方向吹出 冷房能力 : 16.0kw 暖房能力 : 18.0kw 付属品 : 防振吊金物, ドレンアップ, プレフィルター		0.135	1	200		3F	試料合成室	ワイヤードリモコン 1個
EHP-32	電熱ヒートポンプマルチエアコン (室外機)	1	冷房能力 : 45.0kw 暖房能力 : 50.0kw 付属品 : スプリング防振架台, 風向調整盤 (ガラリ付)		20.2	1	200		3F	テコ加減圧機	分岐ジョイント3箇所
EHP-32-1	(室内機)	4	形式 : 天井カセット4方向吹出 冷房能力 : 11.2kw 暖房能力 : 12.5kw 付属品 : 防振吊金物, ドレンアップ, プレフィルター		0.074	1	200		3F	試料評価室	ワイヤードリモコン 1個
EHP-33	電熱ヒートポンプマルチエアコン (室外機)	1	冷房能力 : 45.0kw 暖房能力 : 50.0kw 付属品 : スプリング防振架台, 風向調整盤 (ガラリ付)		20.2	3	200		3F	テコ加減圧機	分岐ジョイント1箇所
EHP-33-1	(室内機)	2	形式 : 天井カセット4方向吹出 冷房能力 : 16.0kw 暖房能力 : 18.0kw 付属品 : 防振吊金物, ドレンアップ, プレフィルター		0.135	1	200		3F	単結晶育成 物性測定室	ワイヤードリモコン 1個
EHP-34	電熱ヒートポンプマルチエアコン (室外機)	1	冷房能力 : 84.0kw 暖房能力 : 94.5kw 付属品 : スプリング防振架台, 風向調整盤 (ガラリ付)		36.38	1	200		2F	テコ加減圧機	分岐ジョイント4箇所
EHP-34-1	(室内機)	5	形式 : 天井カセット4方向吹出 冷房能力 : 16.0kw 暖房能力 : 18.0kw 付属品 : 防振吊金物, ドレンアップ, プレフィルター		0.135	1	200		3F	杉並気具調 実験室	ワイヤードリモコン 1個

記号	名 称	数量	機 器 仕 様	空調負荷	電気容量			系 統	設置場所		備 考
					kW	φ	V		階	名 称	
EHP-35	電熱ヒートポンプマルチエアコン (室外機)	1	冷房能力 : 56.0kw 暖房能力 : 63.0kw 付属品 : スプリング防振架台, 風向調整盤 (ガラリ付)		24.16	3	200		4F	テコ加減圧機	分岐ジョイント3箇所
EHP-35-1	(室内機)	2	形式 : 天井カセット4方向吹出 冷房能力 : 16.0kw 暖房能力 : 18.0kw 付属品 : 防振吊金物, ドレンアップ, プレフィルター		0.135	1	200		3F	試料作成室	ワイヤードリモコン 1個
EHP-35-2	(室内機)	1	形式 : 天井カセット4方向吹出 冷房能力 : 16.0kw 暖房能力 : 18.0kw 付属品 : 防振吊金物, ドレンアップ, プレフィルター		0.135	1	200		3F	X線解析室	ワイヤードリモコン 1個
EHP-41	電熱ヒートポンプマルチエアコン (室外機)	1	冷房能力 : 45.0kw 暖房能力 : 50.0kw 付属品 : スプリング防振架台, 風向調整盤 (ガラリ付)		20.2	3	200		4F	テコ加減圧機	分岐ジョイント3箇所
EHP-41-1	(室内機)	4	形式 : 天井カセット4方向吹出 冷房能力 : 11.2kw 暖房能力 : 12.5kw 付属品 : 防振吊金物, ドレンアップ, プレフィルター		0.074	1	200		4F	分光測定室(3)	ワイヤードリモコン 1個
EHP-42	電熱ヒートポンプマルチエアコン (室外機)	1	冷房能力 : 72.8kw 暖房能力 : 81.5kw 付属品 : スプリング防振架台, 風向調整盤 (ガラリ付)		29.16	3	200		4F	テコ加減圧機	分岐ジョイント3箇所
EHP-42-1	(室内機)	2	形式 : 天井カセット4方向吹出 冷房能力 : 16.0kw 暖房能力 : 18.0kw 付属品 : 防振吊金物, ドレンアップ, プレフィルター		0.135	1	200		4F	化学合成実験室	ワイヤードリモコン 1個
EHP-42-2	(室内機)	2	形式 : 天井カセット4方向吹出 冷房能力 : 16.0kw 暖房能力 : 18.0kw 付属品 : 防振吊金物, ドレンアップ, プレフィルター		0.135	1	200		4F	結晶育成評価室	ワイヤードリモコン 1個
EHP-43	電熱ヒートポンプマルチエアコン (室外機)	1	冷房能力 : 67.2kw 暖房能力 : 75.0kw 付属品 : スプリング防振架台, 風向調整盤 (ガラリ付)		27.14	3	200		4F	テコ加減圧機	分岐ジョイント3箇所
EHP-43-1	(室内機)	4	形式 : 天井カセット4方向吹出 冷房能力 : 9.0kw 暖房能力 : 10.0kw 付属品 : 防振吊金物, ドレンアップ, プレフィルター		0.074	1	200		4F	試料作成室	ワイヤードリモコン 1個
EHP-61	電熱ヒートポンプマルチエアコン (室外機)	1	冷房能力 : 78.4kw 暖房能力 : 88.0kw 付属品 : スプリング防振架台, 風向調整盤 (ガラリ付)		32.77	3	200		6F	テコ加減圧機	分岐ジョイント9箇所
EHP-61-1	(室内機)	2	形式 : 天井カセット4方向吹出 冷房能力 : 5.6kw 暖房能力 : 6.3kw 付属品 : 防振吊金物, ドレンアップ, プレフィルター		0.02	1	200		6F	電気生理 測定室(1)	ワイヤードリモコン 1個
EHP-61-2	(室内機)	2	形式 : 天井カセット4方向吹出 冷房能力 : 5.6kw 暖房能力 : 6.3kw 付属品 : 防振吊金物, ドレンアップ, プレフィルター		0.02	1	200		6F	電気生理 測定室(2)	ワイヤードリモコン 1個
EHP-61-3	(室内機)	2	形式 : 天井カセット4方向吹出 冷房能力 : 5.6kw 暖房能力 : 6.3kw 付属品 : 防振吊金物, ドレンアップ, プレフィルター		0.02	1	200		6F	試料作成室(7M)	ワイヤードリモコン 1個
EHP-61-4	(室内機)	2	形式 : 天井カセット4方向吹出 冷房能力 : 5.6kw 暖房能力 : 6.3kw 付属品 : 防振吊金物, ドレンアップ, プレフィルター		0.02	1	200		6F	実験動物飼育室	ワイヤードリモコン 1個
EHP-61-5	(室内機)	2	形式 : 天井カセット4方向吹出 冷房能力 : 16.0kw 暖房能力 : 18.0kw 付属品 : 防振吊金物, ドレンアップ, プレフィルター		0.135	1	200		6F	光学測定室(7K)	ワイヤードリモコン 1個

(注記) ※1  左記枠内の機器は別図参照。

※2 空調室内機等更新に伴う電源の取り外し再取付は本工事に含む。

				課長	工事名 名古屋大学(東山)理学館空調設備改修工事	図面名称 理学館 空調設備 機器表5 [既存図]	図面番号 M-508-006
				杉本	東海国立大学機構 施設統括部	縮尺 (A1) - (A3) -	令和7年度

記号	名 称	数量	機 器 仕 様	空調負荷	電 気 容 量			系 統		設 置 場 所		備 考
					kW	φ	V	階 名 称	階 名 称			
EHP-62	電気ヒートポンプマルチエアコン	1	冷房能力：16.0kw 暖房能力：18.0kw 付属品：スプリング防振架台、風向調整器（ガラリ付）		6.29	3	200	2F	防振架台	冷暖ジョイント1台		
	（室外機）											
EHP-62-1	（室内機）	2	形式：天井カセット4方向吹出 冷房能力：7.1kw 暖房能力：8.0kw 付属品：防振吊金物、ドレンアップ、プレフィルタ		0.02	1	200	6F	計算機室（1）	ワイヤードリモコン1台		
EHP-71	電気ヒートポンプマルチエアコン	1	冷房能力：67.2kw 暖房能力：75.0kw 付属品：スプリング防振架台、風向調整器（ガラリ付）		27.14	3	200	2F	防振架台	冷暖ジョイント1台		
	（室外機）											
EHP-71-1	（室内機）	3	形式：天井カセット2方向吹出 冷房能力：11.2kw 暖房能力：12.5kw 付属品：防振吊金物、ドレンアップ、プレフィルタ		0.08	1	200	7F	測定室（1）	ワイヤードリモコン1台		
EHP-71-2	（室内機）	4	形式：天井カセット4方向吹出 冷房能力：9.0kw 暖房能力：10.0kw 付属品：防振吊金物、ドレンアップ、プレフィルタ		0.074	1	200	7F	測定室（2）	ワイヤードリモコン1台		
EHP-72	電気ヒートポンプマルチエアコン	1	冷房能力：28.0kw 暖房能力：31.5kw 付属品：スプリング防振架台、風向調整器（ガラリ付）		11.94	3	200	2F	防振架台	冷暖ジョイント1台		
	（室外機）											
EHP-72-1	（室内機）	1	形式：天井カセット2方向吹出 冷房能力：16.0kw 暖房能力：18.0kw 付属品：防振吊金物、ドレンアップ、プレフィルタ		0.135	1	200	7F	培養室	ワイヤードリモコン1台		
EHP-72-2	（室内機）	1	形式：天井カセット2方向吹出 冷房能力：11.2kw 暖房能力：12.5kw 付属品：防振吊金物、ドレンアップ、プレフィルタ		0.08	1	200	7F	培養室（前室）	ワイヤードリモコン1台		
EHP-83	電気ヒートポンプマルチエアコン	1	冷房能力：22.4kw 暖房能力：26.5kw 付属品：スプリング防振架台、風向調整器（ガラリ付）		9.32	3	200	2F	防振架台	冷暖ジョイント1台		
	（室外機）											
EHP-83-1	（室内機）	3	形式：天井カセット4方向吹出 冷房能力：7.1kw 暖房能力：8.0kw 付属品：防振吊金物、ドレンアップ、プレフィルタ		0.02	1	200	81F	分光機器室	ワイヤードリモコン1台		
EHP-13	電気ヒートポンプマルチエアコン	1	冷房能力：45.0kw 暖房能力：50.0kw 付属品：スプリング防振架台、風向調整器（ガラリ付）		20.2	3	200	2F	防振架台	冷暖ジョイント1台		
	（室外機）											
EHP-13-1	（室内機）	3	形式：天井カセット4方向吹出 冷房能力：14.0kw 暖房能力：16.0kw 付属品：防振吊金物、ドレンアップ、プレフィルタ		0.085	1	200	1F	HPLC室	ワイヤードリモコン1台		
EHP-14	電気ヒートポンプマルチエアコン	1	冷房能力：50.4kw 暖房能力：56.5kw 付属品：スプリング防振架台、風向調整器（ガラリ付）		20.55	3	200	2F	防振架台	冷暖ジョイント1台		
	（室外機）											
EHP-14-1	（室内機）	2	形式：天井カセット4方向吹出 冷房能力：16.0kw 暖房能力：18.0kw 付属品：防振吊金物、ドレンアップ、プレフィルタ		0.135	1	200	1F	アーク室（1）	ワイヤードリモコン1台		
EHP-14-2	（室内機）	1	形式：天井埋めこみ 冷房能力：22.4kw 暖房能力：25.0kw 付属品：防振吊金物、ドレンアップ、プレフィルタ		0.4	1	200	1F	アーク室（2）	ワイヤードリモコン1台		
EHP-51	電気ヒートポンプマルチエアコン	1	冷房能力：22.4kw 暖房能力：25.0kw 付属品：スプリング防振架台、風向調整器（ガラリ付）		9.32	3	200	2F	防振架台	冷暖ジョイント1台		
	（室外機）											
EHP-51-1	（室内機）	1	形式：天井カセット4方向吹出 冷房能力：11.2kw 暖房能力：12.5kw 付属品：防振吊金物、ドレンアップ、プレフィルタ		0.074	1	200	5F	計算室（1）	ワイヤードリモコン1台		
EHP-51-2	（室内機）	1	形式：天井カセット4方向吹出 冷房能力：7.1kw 暖房能力：8.0kw 付属品：防振吊金物、ドレンアップ、プレフィルタ		0.02	1	200	5F	計算室（2）	ワイヤードリモコン1台		

記号	名 称	数量	機 器 仕 様	空調負荷	電 気 容 量			系 統		設 置 場 所		備 考
					kW	φ	V	階 名 称	階 名 称			
	GHP用集中管理盤 （空調監視システム）	1	室内機制御台数：191台（157台+24台（将来対応分）） （室外機台数：30台（22台+8台（将来対応分）） 制御・監視項目：室内機集中操作・設定機能（個別・一括・グループ別） 状態監視機能（運転状態・故障・異常内容・設定温度・室内温度表示） 運転時間積算・空調料金計算（按分）機能 但し、制御台数が1台の集中監視にて制御不可能の場合は、必要分の制御盤台数を設置するものとする。									将来対応は、 室内機各階3台 室外機各階1台とした。
	EHP用集中管理盤 （空調監視システム）	1	室内機制御台数：104台（80台+24台（将来対応分）） （室外機台数：27台（19台+8台（将来対応分）） 制御・監視項目：室内機集中操作・設定機能（個別・一括・グループ別） 状態監視機能（運転状態・故障・異常内容・設定温度・室内温度表示） 運転時間積算・空調料金計算（按分）機能 但し、制御台数が1台の集中監視にて制御不可能の場合は、必要分の制御盤台数を設置するものとする。									将来対応は、 室内機各階3台 室外機各階1台とした。

（注記） ※1  左記枠内の機器は別図参照。

※2 空調室内機等更新に伴う電源の取り外し再取付は本工事に含む。

						課長	工事名 名古屋大学（東山）理学館空調設備改修工事	図面名称 理学館 空調設備 機器表 6 [既存図]	図面番号 M-508-007
						杉本	東海国立大学機構 施設統括部	縮尺 (A1) - (A3) -	令和7年度

機器表（移設機器）

[illegible][illegible]

(注記) ※1  左記枠内の機器は別図参照。

※2 空調室内機等更新に伴う電源の取り外し再取付は本工事に含む。

				課長	工事名 名古屋大学（東山）理学館空調設備改修工事	図面名称 理学館 空調設備 機器表 7 [既存図]	図面番号 M-508-008
					杉本	東海国立大学機構 施設統括部	縮尺 (A1) - (A3) -

空調・換気設備 機器表(1)																																									
室外ユニット															室内ユニット																										
機器番号	型式	機器定格能力(kW)		電源容量(3φ200V)				附属品			設置場所		機器番号	型式	機器定格能力(kW)		電源容量(1φ200V)				フィルター				ドレンアップ	防振吊金物	停電時自動復帰機能	ワイドパネル	その他	台数	リモコン(液晶)	グループ制御リモコン	非常電源	設置場所		備考					
				消費電力(kW)		圧縮機[kW]	送風機[kW]	防凍兼用風向切換機	その他	台数							階別部屋名			冷房	暖房	冷房	暖房	送風機[kW]													ロングライフ	中性性能	HEPA		
		冷房	暖房	冷房	暖房						冷房	暖房			冷房	暖房	冷房	暖房	冷房															暖房	冷房					暖房	冷房
EHP- B1-1	空冷ヒートポンプ ビル用マルチエアコン 冷暖切替、冷暖管再利用	85.0	95.0	25.6	29.0	(12.5x1)×(11.5x1)	(0.66x2)×(0.36x2)	S		ドレンパン	1	2	タクニカルデック	EHP- B1-1 a~f	360°形(4方向)	14.0	16.0	0.22	0.21	0.11	●					●	●	●	●		6	6	-	B1F (B109)	NMR測定室2						
EHP- B1-2	空冷ヒートポンプ ビル用マルチエアコン 冷暖切替、冷暖管再利用	45.0	50.0	13.7	15.2	12.5x1	0.66x2	S		ドレンパン	1	R	屋上	EHP- B1-2 a~b	天吊ダ外形	11.2	12.5	0.21	0.20	0.35	●					●	●				2	2	-	B1 (B107)	プロジェクト室(1)						
														EHP- B1-2 c	天吊形	11.2	12.5	0.24	0.24	0.15	●					●	●				1	1	-	B1 (B101)	プロジェクト室(2)						
														EHP- B1-2 d	天吊形	11.2	12.5	0.24	0.24	0.15	●					●	●				1	1	-	B1 (B102)	プロジェクト室(3)						
EHP- B1-3	空冷ヒートポンプ ビル用マルチエアコン 冷暖切替、冷暖管再利用	66.0	63.0	17.5	21.5	(10.1x1)×(4.69x1)	0.72x2	S		ドレンパン	1	2	タクニカルデック	EHP- B1-3 a~c	360°形(4方向)	14.0	16.0	0.22	0.21	0.11	●					●	●	●	●		6	6	-	B1F (B106)	NMR測定室4	残置・機器・冷暖管					
EHP- B1-4	空冷ヒートポンプ ビル用マルチエアコン 冷暖切替、冷暖管再利用	22.4	25.0	6.4	6.3	5.54x1	0.46x1	S		ドレンパン	1	R	屋上	EHP- B1-4 a	360°形(4方向)	11.2	12.5	0.22	0.21	0.11	●					●	●		●		1	1	-	B1F (B103)	測定準備室						
														EHP- B1-4 b~c	360°形(4方向)	3.6	4.0	0.03	0.02	0.05	●					●	●		●		2	2	-	B1F (B104)	測定準備室						
EHP- B1-5	空冷ヒートポンプ ビル用マルチエアコン 冷暖切替、冷暖管再利用	22.4	25.0	6.4	6.3	5.54x1	0.46x1	S		ドレンパン	1	R	屋上	EHP- B1-5 a~c	360°形(4方向)	7.1	8.0	0.07	0.07	0.05	●					●	●	●	●		3	3	-	B1F (B108)	質量分析室						
EHP- 1-1	空冷ヒートポンプ パッケージエアコン 冷暖切替、冷暖管再利用	28.0	31.5	9.1	9.6	8.31x1	0.61x1	S		ドレンパン	1	2	タクニカルデック	EHP- 1-1 a~b	360°形(4方向)	7.1	8.0	0.07	0.07	0.05	●					●	●	●	●		2	2	-	1F (0105)	測定資料調整室(1)						
														EHP- 1-1 c~d	360°形(4方向)	5.6	6.3	0.04	0.04	0.05	●					●	●	●	●		2	2	-	1F (0106)	測定資料調整室(1)						
EHP- 1-2	空冷ヒートポンプ ビル用マルチエアコン 冷暖切替、冷暖管再利用	56.0	63.0	17.5	21.5	(10.1x1)×(4.69x1)	0.72x2	S		ドレンパン	1	3	タクニカルデック	EHP- 1-2 a~b	360°形(4方向)	2.8	3.2	0.03	0.02	0.05	●					●	●	●	●		2	2	-	1F (0112)	測定資料調整室(2)						
														EHP- 1-2 c~d	360°形(4方向)	16.0	18.0	0.22	0.21	0.11	●					●	●	●	●		2	2	-	1F (0113)	測定資料調整室(2)						
														EHP- 1-2 e~g	360°形(4方向)	5.6	6.3	0.04	0.04	0.05	●					●	●	●	●		3	3	-	1F (0103)	物理化学実験室						
EHP- 1-3	空冷ヒートポンプ パッケージエアコン 冷暖切替、冷暖管再利用	22.4	25.0	6.4	6.3	5.54x1	0.46x1	S		ドレンパン	1	2	タクニカルデック	EHP- 1-3 a	360°形(4方向)	16.0	18.0	0.22	0.21	0.11	●					●	●	●	●		1	1	-	1F (0107)	物理化学研究室						
EHP- 1-4	空冷ヒートポンプ パッケージエアコン 冷暖切替、冷暖管再利用	56.0	63.0	17.5	21.5	(10.1x1)×(4.69x1)	0.72x2	S		ドレンパン	1	R	屋上	EHP- 1-4 a~e	360°形(4方向)	9.0	10.0	0.13	0.11	0.11	●					●	●	●	●		5	5	-	1F (0107)	物理化学研究室						
														EHP- 1-4 f	360°形(4方向)	4.5	5.0	0.04	0.03	0.05	●					●	●	●	●		1	1	-	1F (0107)	物理化学研究室						
														EHP- 1-4 g	360°形(4方向)	7.1	8.0	0.07	0.07	0.05	●					●	●		●		1	1	-	1F (0108)	教授室						
EHP- 1-5	空冷ヒートポンプ ビル用マルチエアコン 冷暖切替、冷暖管再利用	45.0	50.0	13.7	15.2	12.5x1	0.66x2	S		ドレンパン	1	2	タクニカルデック	EHP- 1-5 a~c	360°形(4方向)	14.0	16.0	0.22	0.21	0.11	●					●	●	●	●		3	3	-	1F (0111)	物理化学実験室2						
EHP- 1-6	空冷ヒートポンプ ビル用マルチエアコン 冷暖切替、冷暖管再利用	50.0	56.0	17.4	15.8	13.7x1	0.67x2	S		ドレンパン	1	R	屋上	EHP- 1-6 a~b	360°形(4方向)	16.0	18.0	0.22	0.21	0.11	●					●	●	●	●		2	2	-	1F (0101)	物理化学実験室1						
														EHP- 1-6 c	360°形(4方向)	16.0	18.0	0.22	0.21	0.11	●					●	●	●	●		1	1	-	1F (0102)	物理化学実験室1						
EHP- 2-1	空冷ヒートポンプ パッケージエアコン 冷暖切替、冷暖管再利用	56.0	63.0	17.5	21.5	(10.1x1)×(4.69x1)	0.72x2	S		ドレンパン	1	3	タクニカルデック	EHP- 2-1 a~h	360°形(4方向)	7.1	8.0	0.07	0.07	0.05	●					●	●		●		8	8	-	2F (0202-1,2)	会議室・セミナー室						

												課長	工事名 名古屋大学(東山)理学館空調設備改修工事										図面 名称	理学館 空調設備 機器表 1 [改修図]	図面番号 M- 508- 009
												杉本	東海国立大学機構 施設統括部										縮尺	(A1)- (A3)-	令和7年度

空調・換気設備 機器表(2)																																					
室外ユニット															室内ユニット																						
機器番号	型式	機器定格能力(kW)		電源容量(3φ200V)				附属品			設置場所		機器番号	型式	機器定格能力(kW)		電源容量(1φ200V)				フィルター										設置場所	備考					
		冷房	暖房	冷房	暖房	圧縮機 [kW]	送風機 [kW]	防振装置 (風向吹出し)	その他	台数	階	部屋名			冷房	暖房	冷房	暖房	送風機 [kW]	ローングラフ				中性能	H E P A	昇降グリル	ドレンアップ	防振用金物	停電時自動 復帰機能	ワイドパネル			その他	台数	リモコン (液晶)	グループ制御 リモコン	非常電源
																				昇降グリル																	
EHP- 2-2	空冷ヒートポンプ	56.0	63.0	17.5	21.5	(10.1x1)×(4.69x1)	0.72x2	S		ドレンパン	1	3	サテニカルデック	EHP- 2-2 a	形状形(4方向)	11.2	12.5	0.22	0.21	0.11	●					●	●		●	1	1	-	2F (0201)	セミナー室			
	ビル用マルチエアコン													EHP- 2-2 b~c	形状形(4方向)	7.1	8.0	0.07	0.07	0.05	●					●	●	●	●	2	2	-	2F (0205)	実験室			
	冷暖切替、冷暖管再利用													EHP- 2-2 d~e	形状形(4方向)	7.1	8.0	0.07	0.07	0.05	●					●	●	●	●	2	2	-	2F (0206)	実験室			
														EHP- 2-2 f~g	形状形(4方向)	7.1	8.0	0.07	0.07	0.05	●					●	●		●	2	2	-	2F (0207)	セミナー室			
EHP- 2-3	空冷ヒートポンプ	45.0	50.0	13.7	15.2	12.5x1	0.66x2	S		ドレンパン	1	R	屋上	EHP- 2-3 a~e	形状形(4方向)	7.1	8.0	0.07	0.07	0.05	●					●	●		●	5	5	-	2F (0203-3~6)	教員研究室・院生室			
	ビル用マルチエアコン													EHP- 2-3 f	形状形(4方向)	7.1	8.0	0.07	0.07	0.05	●					●	●	●	●	1	1	-	2F (0204)	サーバー室			
	冷暖切替、冷暖管再利用																																				
EHP- 2-4	空冷ヒートポンプ	45.0	50.0	13.7	15.2	12.5x1	0.66x2	S		ドレンパン	1	R	屋上	EHP- 2-4 a~h	形状形(4方向)	4.5	5.0	0.04	0.03	0.05	●					●	●		●	8	8	-	2F (0203-1)	教員研究室・事務室・院生室			
	ビル用マルチエアコン													EHP- 2-4 i	形状形(4方向)	11.2	12.5	0.22	0.21	0.11	●					●	●		●	1	1	-	2F (0203-4)	院生室			
	冷暖切替、冷暖管再利用													EHP- 2-4 j	天窓形状	7.1	8.0	0.14	0.13	0.30	●					●	●			1	1	-	2F 02B08	リフレッシュコーナー			
EHP- 3-1	空冷ヒートポンプ	67.0	77.5	19.9	27.1	(11.5x1)×2	(1.03x1)×2	S		ドレンパン	1	3	サテニカルデック	EHP- 3-1 a~d	形状形(4方向)	16.0	18.0	0.22	0.21	0.11	●					●	●	●	●	4	4	-	3F (0307)	試料作成室			
	ビル用マルチエアコン																																				
	冷暖切替、冷暖管再利用																																				
EHP- 3-2	空冷ヒートポンプ	56.0	63.0	17.5	21.5	(10.1x1)×(4.69x1)	0.72x2	S		ドレンパン	1	R	屋上	EHP- 3-2 a	形状形(4方向)	4.5	5.0	0.04	0.03	0.05	●					●	●		●	1	1	-	3F (0311)	大学院生室			
	ビル用マルチエアコン													EHP- 3-2 b	形状形(4方向)	4.5	5.0	0.04	0.03	0.05	●					●	●	●	●	1	1	-	3F (0312)	教員研究室			
	冷暖切替、冷暖管再利用													EHP- 3-2 c~d	形状形(4方向)	9.0	10.0	0.13	0.11	0.11	●					●	●		●	2	2	-	3F (0313)	講義室2			
														EHP- 3-2 e~f	形状形(4方向)	9.0	10.0	0.13	0.11	0.11	●					●	●		●	2	2	-	3F (0314)	物質理学共通			
														EHP- 3-2 g	形状形(4方向)	7.1	8.0	0.07	0.07	0.05	●					●	●		●	1	1	-	3F (0305)	物理プロジェクト			
EHP- 3-3	空冷ヒートポンプ	45.0	50.0	13.7	15.2	12.5x1	0.66x2	S		ドレンパン	1	3	サテニカルデック	EHP- 3-3 a~d	形状形(4方向)	11.2	12.5	0.22	0.21	0.11	●					●	●	●	●	4	4	-	3F (0306)	核磁気共鳴実験室3			
	ビル用マルチエアコン																																				
	冷暖切替、冷暖管再利用																																				
EHP- 3-4	空冷ヒートポンプ	56.0	63.0	17.5	21.5	(10.1x1)×(4.69x1)	0.72x2	S		ドレンパン	1	R	屋上	EHP- 3-4 a	形状形(4方向)	4.5	5.0	0.04	0.03	0.05	●					●	●	●	●	1	1	-	3F (0308)	教員研究室			
	ビル用マルチエアコン													EHP- 3-4 b	形状形(4方向)	14.0	16.0	0.22	0.21	0.11	●					●	●	●	●	1	1	-	3F (0309)	教員研究室			
	冷暖切替、冷暖管再利用													EHP- 3-4 c~d	形状形(4方向)	5.6	6.3	0.04	0.04	0.05	●					●	●		●	2	2	-	3F (0310)	大学院生室			
														EHP- 3-4	天窓形状	7.1	8.0	0.14	0.13	0.30	●					●	●			1	1	-	3F 03B03	リフレッシュコーナー			
EHP- 3-5	空冷ヒートポンプ	45.0	50.0	13.7	15.2	12.5x1	0.66x2	S		ドレンパン	1	3	サテニカルデック	EHP- 3-5 a~b	形状形(4方向)	16.0	18.0	0.22	0.21	0.11	●					●	●		●	2	2	-	3F (0315)	物質理学共通			
	ビル用マルチエアコン																																				
	冷暖切替、冷暖管再利用																																				
EHP- 3-6	空冷ヒートポンプ	85.0	95.0	25.6	29.0	(12.5x1)×(11.5x1)	(0.66x2)×(0.36x2)	S		ドレンパン	1	R	屋上	EHP- 3-6 a~e	形状形(4方向)	16.0	18.0	0.22	0.21	0.11	●					●	●	●	●	5	5	-	3F (0301)	核磁気共鳴実験室1			
	ビル用マルチエアコン																																				
	冷暖切替、冷暖管再利用																																				
EHP- 3-7	空冷ヒートポンプ	56.0	63.0	17.5	21.5	(10.1x1)×(4.69x1)	0.72x2	S		ドレンパン	1	R	屋上	EHP- 3-7 a~b	形状形(4方向)	16.0	18.0	0.22	0.21	0.11	●					●	●	●	●	2	2	-	3F (0303)	物性測定室			
	ビル用マルチエアコン													EHP- 3-7 c	形状形(4方向)	16.0	18.0	0.22	0.21	0.11	●					●	●		●	1	1	-	3F (0304)	試料評価室			
	冷暖切替、冷暖管再利用																																				
EHP- 4-1	空冷ヒートポンプ	45.0	50.0	13.7	15.2	12.5x1	0.66x2	S		ドレンパン	1	4	サテニカルデック	EHP- 4-1 a~d	形状形(4方向)	11.2	12.5	0.22	0.21	0.11	●					●	●	●	●	4	4	-	4F (0407)	ナノスピン実験室1			
	ビル用マルチエアコン																																				
	冷暖切替、冷暖管再利用																																				

												課長	工事名	名古屋大学(東山)理学館空調設備改修工事										図面名称	理学館 空調設備 機器表 2 [改修図]										図面番号	M- 508- 010									
												杉本	東海国立大学機構 施設統括部										縮尺	(A1)- (A3)-										令和7年度											

空調・換氣設備 機器表(3)

[illegible]

		課長 杉本	工事名 名古屋大学(東山)理学館空調設備改修工事	図面 名称 理学館 空調設備 機器表 3 [改修図]	図面番号 M- 508- 011
			東海国立大学機構 施設統括部	縮尺 (A1)- (A3)-	令和7年度

空調・換気設備 機器表(4)																																														
室外ユニット															室内ユニット																															
機器番号	型式	機器定格能力(kW)		電源容量(3φ200V)				附属品			設置場所		機器番号	型式	機器定格能力(kW)		電源容量(1φ200V)				フィルター			ドレン アップ	防 盗 用 金 物	停 電 時 自 動 復 旧 機	ワ イ ド バ ナ ル	その他	台 数	リ モ コ ン (液 晶)	グ ル ー プ 制 御 リ モ コ ン	非 常 電 源	設置場所	備考												
		冷房	暖房	冷房	暖房	圧縮機 [kW]	送風機 [kW]	防 凍 兼 用	風 向 切 換 機	その他	台 数	部 屋 名			冷房	暖房	冷房	暖房	送風機 [kW]	ロ ン グ ラ イ フ	中 性 能	H E P A																								
	パッケージエアコン												EHP- 6-1 c~d	がわつ形(4方向)	5.6	6.3	0.04	0.04	0.05	●				●	●	●	●		2	2	-	6F	(0607) 測定室(2)													
	冷暖切替、冷暖管再利用												EHP- 6-1 e~f	がわつ形(4方向)	5.6	6.3	0.04	0.04	0.05	●				●	●	●	●		2	2	-	6F	(0608) 実験室(1)													
													EHP- 6-1 g~h	がわつ形(4方向)	5.6	6.3	0.04	0.04	0.05	●				●	●	●	●		2	2	-	6F	(0609) 実験室(2)													
													EHP- 6-1 i~j	がわつ形(4方向)	16.0	18.0	0.22	0.21	0.11	●				●	●	●	●		2	2	-	6F	(0620) 測定室(3)													
EHP- 6-2	空冷ヒートポンプ	45.0	50.0	13.7	15.2	12.5x1	0.66x2	S		ドレンパン	1	6	EHP- 6-2 a	がわつ形(4方向)	4.5	5.0	0.04	0.03	0.05	●				●	●		●		1	1	-	6F	(0615) 大学院生室(3)													
	ビル用マルチエアコン												EHP- 6-2 b	がわつ形(4方向)	4.5	5.0	0.04	0.03	0.05	●				●	●		●		1	1	-	6F	(0616) 大学院生室(4)													
	冷暖切替、冷暖管再利用												EHP- 6-2 c	がわつ形(4方向)	5.6	6.3	0.04	0.04	0.05	●				●	●		●		1	1	-	6F	(0617) 大学院生室(5)													
													EHP- 6-2 d	がわつ形(4方向)	7.1	8.0	0.07	0.07	0.05	●				●	●	●	●		1	1	-	6F	(0618) 教員研究室													
													EHP- 6-2 e	がわつ形(4方向)	7.1	8.0	0.07	0.07	0.05	●				●	●	●	●		1	1	-	6F	(0619) 教員研究室													
													EHP- 6-2 f	がわつ形(4方向)	4.5	5.0	0.04	0.03	0.05	●				●	●	●	●		1	1	-	6F	(0605) 学生研究室													
													EHP- 6-2 g	天埋型外形	7.1	8.0	0.14	0.13	0.30	●				●	●				1	1	-	6F	06B03 リフレッシュコーナー													
EHP- 6-3	空冷ヒートポンプ	16.0	18.0	4.5	4.4	3.15x1	0.32x1	S		ドレンパン	1	R	屋上	EHP- 6-3 a~b	がわつ形(4方向)	7.1	8.0	0.07	0.07	0.05	●				●	●		●		2	2	-	6F	(0603) 計算機室(1)												
	ビル用マルチエアコン																																													
	冷暖切替、冷暖管再利用																																													
EHP- 6-4	空冷ヒートポンプ	56.0	63.0	17.5	21.5	(10.1x1)×(4.69x1)	0.72x2	S		ドレンパン	1	R	屋上	EHP- 6-4 a	がわつ形(4方向)	4.5	5.0	0.04	0.03	0.05	●				●	●	●	●		1	1	-	6F	(0610) 教員研究室												
	ビル用マルチエアコン												EHP- 6-4 b	がわつ形(4方向)	4.5	5.0	0.04	0.03	0.05	●				●	●	●	●		1	1	-	6F	(0611) 教員研究室													
	冷暖切替、冷暖管再利用												EHP- 6-4 c	がわつ形(4方向)	4.5	5.0	0.04	0.03	0.05	●				●	●	●	●		1	1	-	6F	(0612) 教員研究室													
													EHP- 6-4 d	がわつ形(4方向)	4.5	5.0	0.04	0.03	0.05	●				●	●	●	●		1	1	-	6F	(0613) 教員研究室													
													EHP- 6-4 e~f	がわつ形(4方向)	5.6	6.3	0.04	0.04	0.05	●				●	●	●	●		2	2	-	6F	(0614) コロキウム室													
													EHP- 6-4 g~j	がわつ形(4方向)	3.6	4.0	0.03	0.02	0.05	●				●	●	●	●		4	4	-	6F	(0601) 大学院生室(1)													
													EHP- 6-4 k~l	がわつ形(4方向)	3.6	4.0	0.03	0.02	0.05	●				●	●		●		2	2	-	6F	(0602) 大学院生室(2)													
													EHP- 6-4 m	がわつ形(4方向)	4.5	5.0	0.04	0.03	0.05	●				●	●		●		1	1	-	6F	(0604) 輪講室													
EHP- 7-1	空冷ヒートポンプ	67.0	77.5	19.9	27.1	(11.5x1)×2	(1.03x1)×2	S		ドレンパン	1	R	屋上	EHP- 7-1 a~c	がわつ形(4方向)	11.2	12.5	0.22	0.21	0.11	●				●	●	●	●		3	3	-	7F	(0701~3) 測定室(1)・1・2・3												
	パッケージエアコン												EHP- 7-1 d~g	がわつ形(4方向)	9.0	10.0	0.13	0.11	0.11	●				●	●	●	●		4	4	-	7F	(0704) 測定室1													
	冷暖切替、冷暖管再利用																																													
EHP- 7-2	空冷ヒートポンプ	56.0	63.0	17.5	21.5	(10.1x1)×(4.69x1)	0.72x2	S		ドレンパン	1	7	EHP- 7-2 a~d	がわつ形(4方向)	5.6	6.3	0.04	0.04	0.05	●				●	●	●	●		4	4	-	7F	(0711) 生化学実験室(2)													
	パッケージエアコン												EHP- 7-2 e~f	がわつ形(4方向)	5.6	6.3	0.04	0.04	0.05	●				●	●	●	●		2	2	-	7F	(0712) 教員研究室													
	冷暖切替、冷暖管再利用												EHP- 7-2 g~h	がわつ形(4方向)	7.1	8.0	0.07	0.07	0.05	●				●	●	●	●		2	2	-	7F	(0713) 測定室1													
													EHP- 7-2 i	がわつ形(4方向)	14.0	16.0	0.22	0.21	0.11	●				●	●		●		1	1	-	7F	(0708~0710) 試料準備室													
EHP- 7-3	空冷ヒートポンプ	28.0	31.5	9.1	9.6	8.31x1	0.61x1	S		ドレンパン	1	R	屋上	EHP- 7-3 a	がわつ形(4方向)	16.0	18.0	0.22	0.21	0.11	●				●	●	●	●		1	1	-	7F	(0707) 培養室												
	ビル用マルチエアコン												EHP- 7-3 b	がわつ形(4方向)	11.2	12.5	0.22	0.21	0.11	●				●	●		●		1	1	-	7F	(0706) 培養室(前室)													
	冷暖切替、冷暖管再利用																																													
EHP- 7-4	空冷ヒートポンプ	45.0	50.0	13.7	15.2	12.5x1	0.66x2	S		ドレンパン	1	7	EHP- 7-4 a	がわつ形(4方向)	3.6	4.0	0.03	0.02	0.05	●				●	●		●		1	1	-	7F	(0722) 大学院生室													
	パッケージエアコン												EHP- 7-4 b	がわつ形(4方向)	2.8	3.2	0.03	0.02	0.05	●				●	●		●		1	1	-	7F	(0721) 研究室													
	冷暖切替、冷暖管再利用												EHP- 7-4 c	がわつ形(4方向)	2.8	3.2	0.03	0.02	0.05	●				●	●	●	●		1	1	-	7F	(0723-1) 教員研究室													
													EHP- 7-4 d	がわつ形(4方向)	2.8	3.2	0.03	0.02	0.05	●				●	●	●	●		1	1	-	7F	(0723-2) 教員研究室													
													EHP- 7-4 e	がわつ形(4方向)	11.2	12.5	0.22	0.21	0.11	●				●	●	●	●		1	1	-	7F	(0724) 教員研究室													
													EHP- 7-4 f	がわつ形(4方向)	5.6	6.3	0.04	0.04	0.05	●				●	●		●		1	1	-	7F	(0725) 大学院生室													
													EHP- 7-4 g	がわつ形(4方向)	5.6	6.3	0.04	0.04	0.05	●				●	●	●	●		1	1	-	7F	(0726) 測定室2													
													EHP- 7-4 h~i	がわつ形(4方向)	3.6	4.0	0.03	0.02	0.05	●				●	●	●	●		2	2	-	7F	(0727) 測定室3													
													EHP- 7-4 j~k	がわつ形(4方向)	3.6	4.0	0.03	0.02	0.05	●				●	●	●	●																			

