



機 械 設 備 工 事 発 注 概 要 書

年 度	令和7年度			工 事 概 要	屋 外 設 備 工 事	給 水 設 備	○		
工 事 名	名古屋大学(東山)特別実験棟洗浄室改修機械設備工事					排 水 設 備	●		
工 事 場 所	愛知県名古屋市千種区不老町(名古屋大学東山団地構内)					消 火 設 備	○		
完 成 期 限	令和7年12月26日 (金曜日)					給 湯 設 備	○		
工 事 概 要	建 物 概 要	棟 名 称	特別実験棟		案内図・配置図等	別図による。	ガ ス 設 備	●	
		工 事 種 別	管工事				特 殊 ガ ス 設 備	○	
		構 造 ・ 階 数	R1						
		建 築 面 積	425㎡						
		延 面 積	425㎡						
		改 修 延 面 積	67㎡						
		そ の 他							
	屋 内 設 備 工 事	給 水 設 備	●		そ の 他	・●印の付いたものが対象工事項目			
		排 水 設 備	●						
		消 火 設 備	○						
		給 湯 設 備	○						
		ガ ス 設 備	●						
		換 気 設 備	●						
		空 気 調 和 設 備	●						
		特 殊 ガ ス 設 備	○						
		自 動 制 御 設 備	○						
		医 療 ガ ス 設 備	○						
		排 煙 設 備	○						
		昇 降 機 設 備	○						

名古屋大学（東山）特別実験棟洗浄室改修機械設備工事

図面番号	図 面 名 称	縮 尺
M-1	表紙，図面リスト	(A1) ー (A3) ー
M-2	案内図，配置図，平面図	(A1) 1/200・1/5,000 (A3) 1/400・1/10,000
M-特-1	特記仕様書（１）	(A1) ー (A3) ー
M-特-2	特記仕様書（２）	(A1) ー (A3) ー
M-特-3	特記仕様書（３）	(A1) ー (A3) ー
M-3	撤去・新設機器表、凡例	(A1) ー (A3) ー
M-4	空調設備平面図（撤去・新設）	(A1) 1/50 (A3) 1/100
M-5	衛生設備平面図（撤去・新設）	(A1) 1/50 (A3) 1/100

	部長 杉本	設備課長 森	設備課長補佐 杉下	設備係長 井本	工事名 名古屋大学（東山）特別実験棟洗浄室改修機械設備工事	図面名称 表紙、図面リスト	図面番号 M-1
					東海国立大学機構 施設統括部	縮尺 —	令和7年度

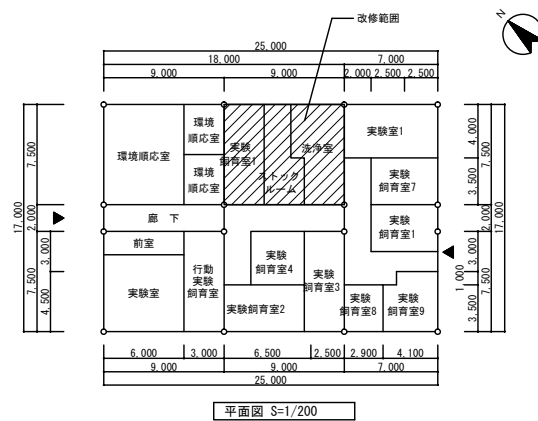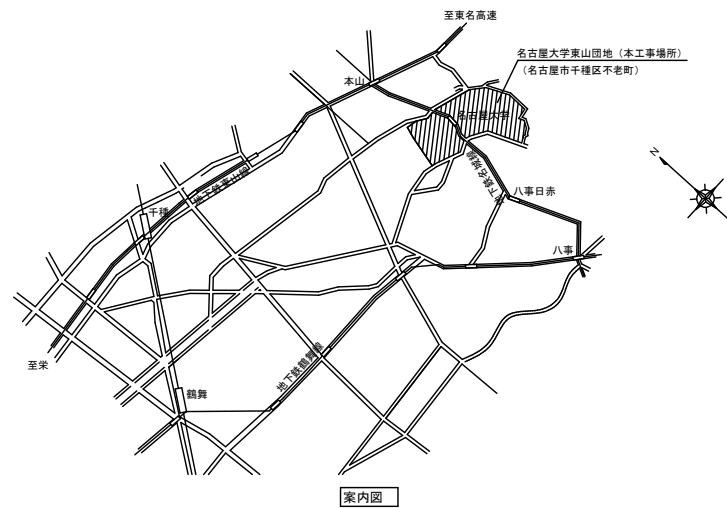

設備課長 杉本	工事名称 名古屋大学（東山）特別実験棟洗浄室改修機械設備工事	図面名称 案内図、配置図、平面図	図面番号 M-2
	東海国立大学機構 施設統括部	縮尺 (A1) 1/200・1/5000 (A3) 1/400・1/10000	令和7年度

設備課長 杉本	工事名	名古屋大学（東山）特別実験棟洗浄室改修機械設備工事	図面名称	機械設備 撤去・新設機器表、凡例	図面番号	M-3
		東海国立大学機構 施設統括部	縮尺	—		令和7年

