


機 械 設 備 工 事 発 注 概 要 書


年 度	令和7年度			工 事 概 要	屋 外 設 備 工 事	給 水 設 備	○	
工 事 名	名古屋大学(東山)Tokai Open Innovation Complex2階空調設備改修工事					排 水 設 備	○	
工 事 場 所	愛知県名古屋市千種区不老町(名古屋大学東山団地構内)					消 火 設 備	○	
完 成 期 限	令和8年3月19日(木曜日)					給 湯 設 備	○	
工 事 概 要	建 物 概 要	棟 名 称	Tokai Open Innovation Complex		案内図・配置図等	別図による。	ガ ス 設 備	○
		工 事 種 別	管工事				特 殊 ガ ス 設 備	○
		構 造 ・ 階 数	S7					
		建 築 面 積	503㎡					
		延 面 積	3,066㎡					
		改 修 延 面 積	123㎡					
		給 水 設 備	○				そ の 他	1. ●印の付いたものが対象工事項目 ・大学イベント日等は休校日とする。(7日程度(土日祝日は除く)) ・土日祝日に工事が必要な場合は、監督職員との協議の上、実施すること。 ・上記詳細の確認も含め、施工日については監督職員との調整の上、決定すること。
	排 水 設 備	○						
	消 火 設 備	○						
	給 湯 設 備	○						
	ガ ス 設 備	○						
	換 気 設 備	●						
	空 気 調 和 設 備	●						
	特 殊 ガ ス 設 備	○						
	自 動 制 御 設 備	●						
	医 療 ガ ス 設 備	○						
	排 煙 設 備	○						
	昇 降 機 設 備	○						

名古屋大学（東山）Tokai Open Innovation Complex2階空調設備改修工事


図 面 リ ス ト		
図面番号	図 面 名	縮尺
M-01	表紙・図面リスト	A1：－ A3：－
M-特-01	特記仕様書（1）	A1：－ A3：－
M-特-02	特記仕様書（2）	A1：－ A3：－
M-特-03	特記仕様書（3）	A1：－ A3：－
M-02	配置図・案内図	A1：1/2,000 A3：1/4,000
M-03	西立面図・南立面図	A1：1/100 A3：1/200
M-04	東立面図・北立面図	A1：1/100 A3：1/200
M-05	建物断面図	A1：1/100 A3：1/200
M-06	防火区画図	A1：1/200 A3：1/400
M-07	空調設備 機器表	A1：－ A3：－
M-08	空調設備 系統図（配管）	A1：－ A3：－
M-09	空調設備 1階・2階平面図（配管）	A1：1/100 A3：1/200
M-10	空調設備 系統図（ダクト）	A1：－ A3：－
M-11	空調設備 1階・2階平面図（ダクト）	A1：1/100 A3：1/200
M-12	自動制御設備 計装図	A1：－ A3：－
M-13	自動制御設備 1階・2階平面図（配線）	A1：1/100 A3：1/200

		課長	課長補佐	係長	担当	工事名	名古屋大学（東山）Tokai Open Innovation Complex 2階空調設備改修工事	図面 名称	表紙・図面リスト	図面番号
								縮尺	(A1)－ (A3)－	M-01 令和7年度

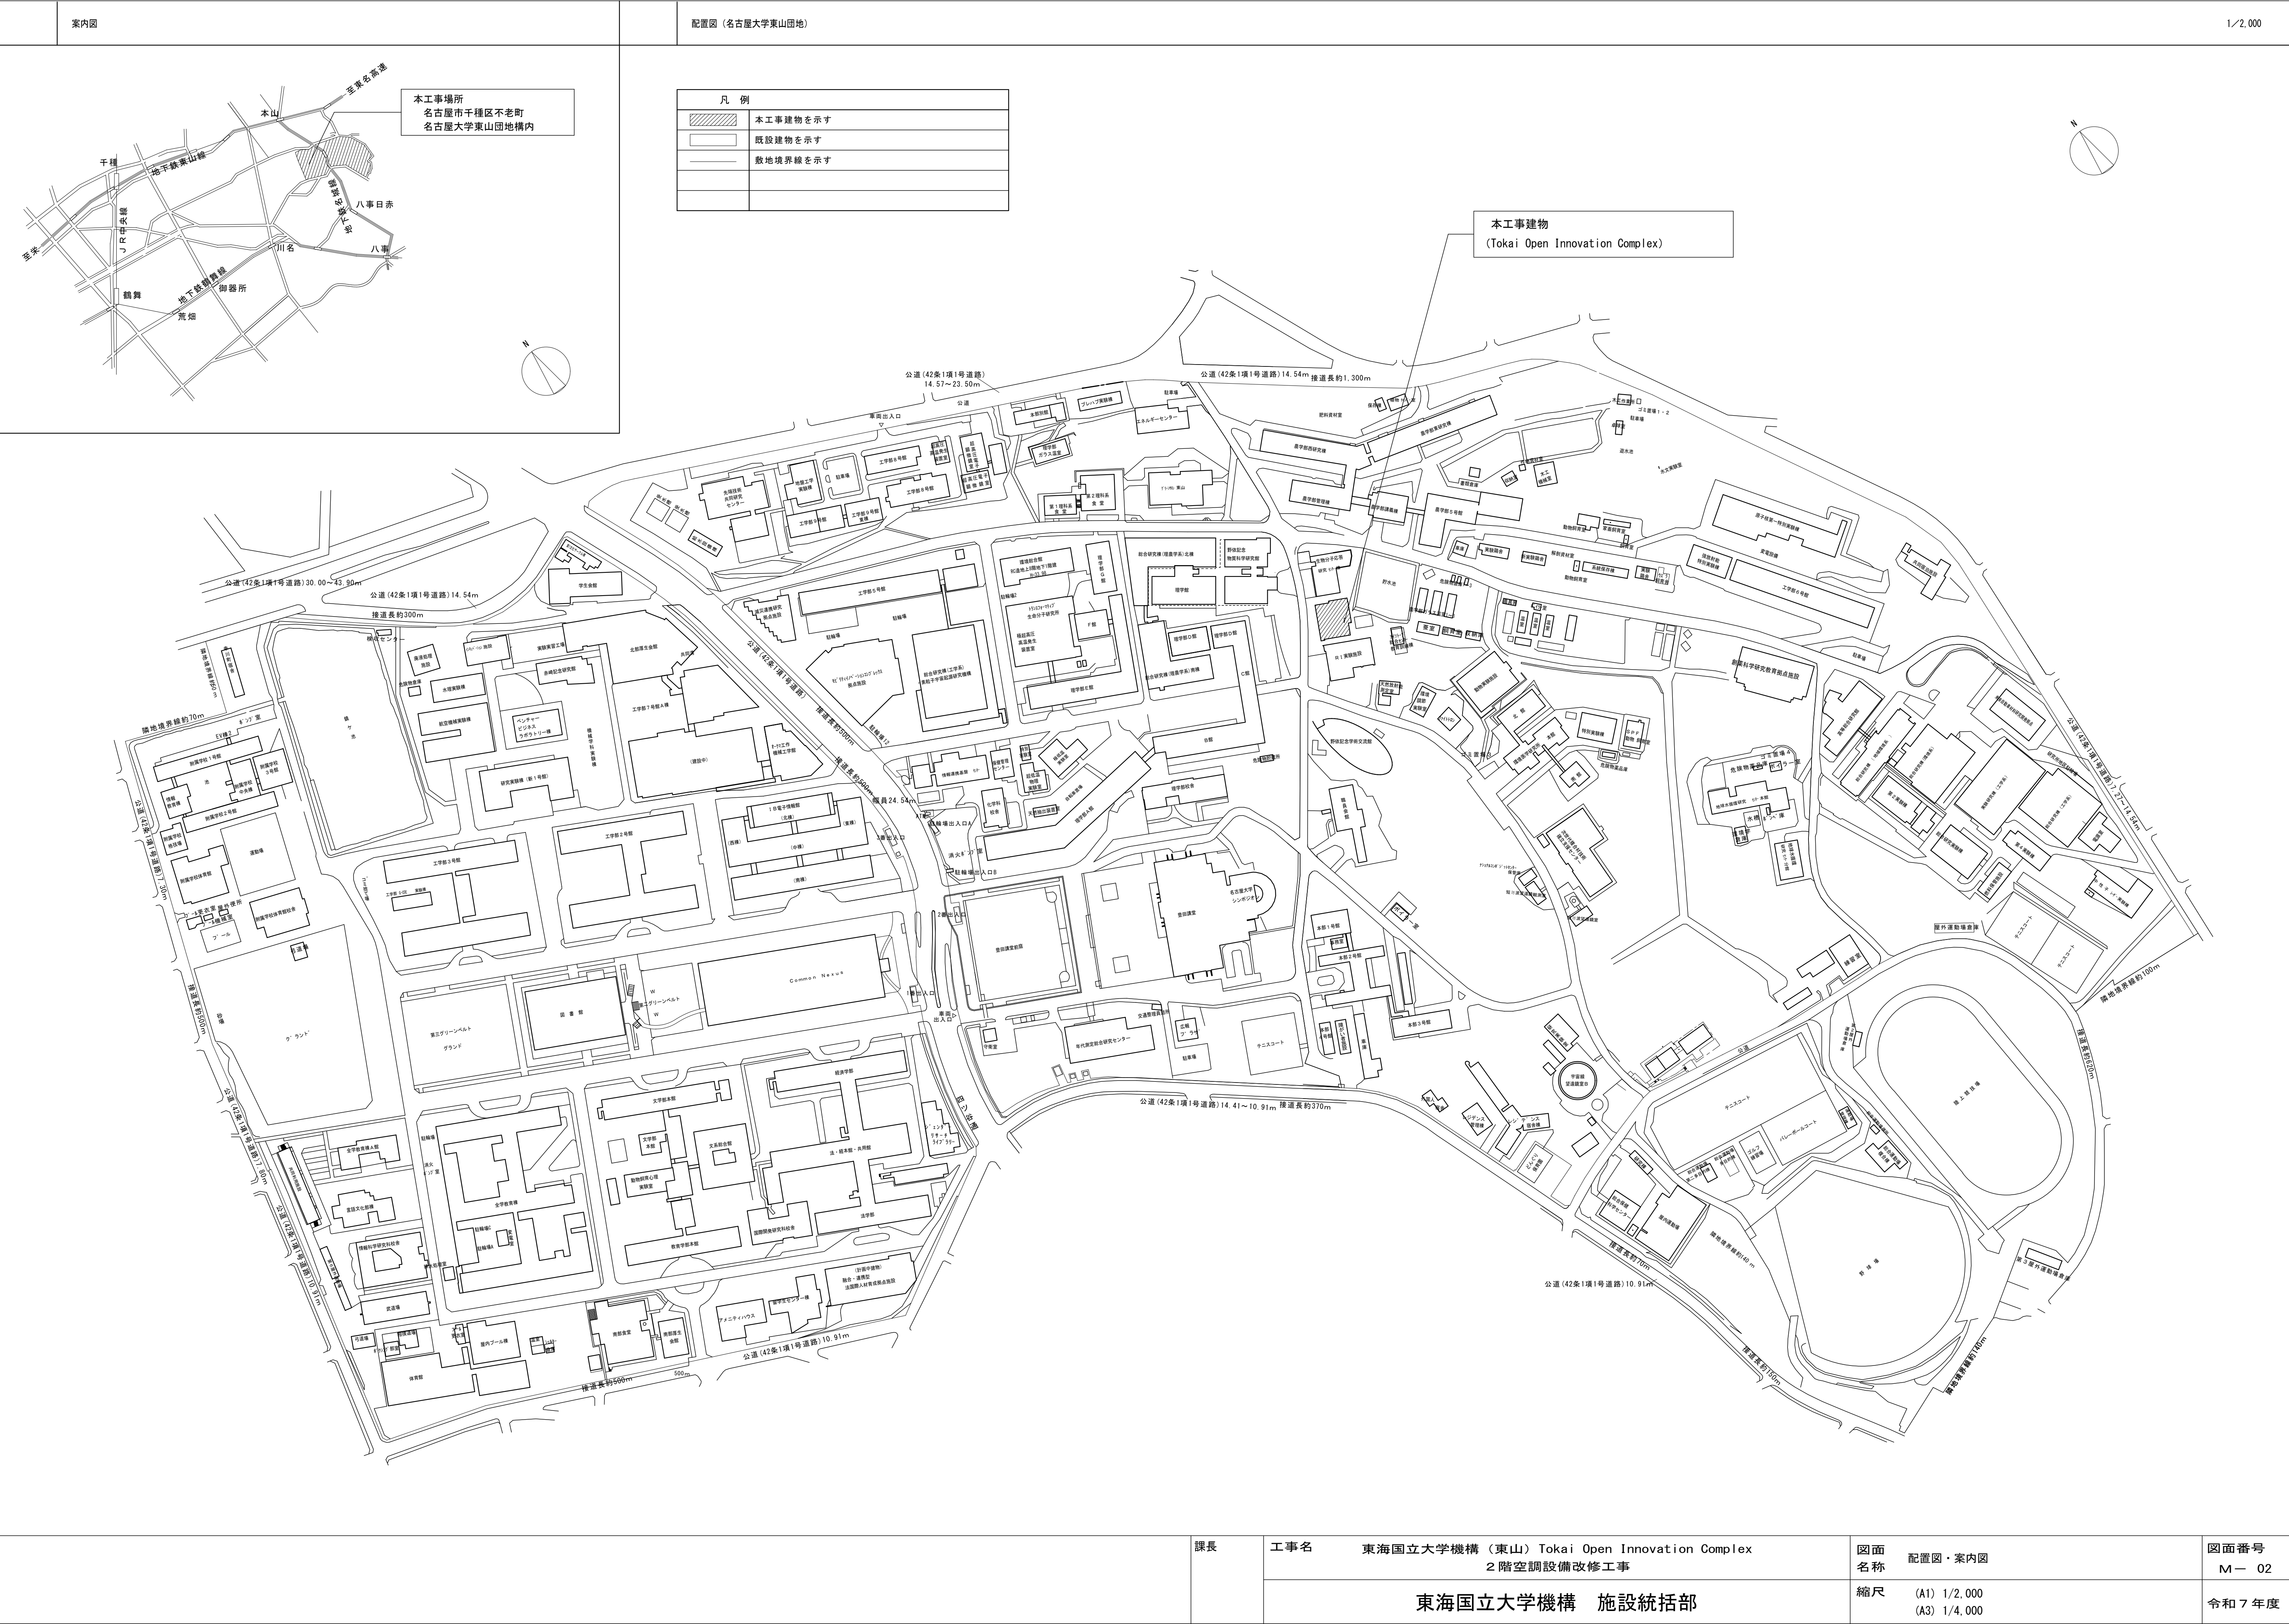

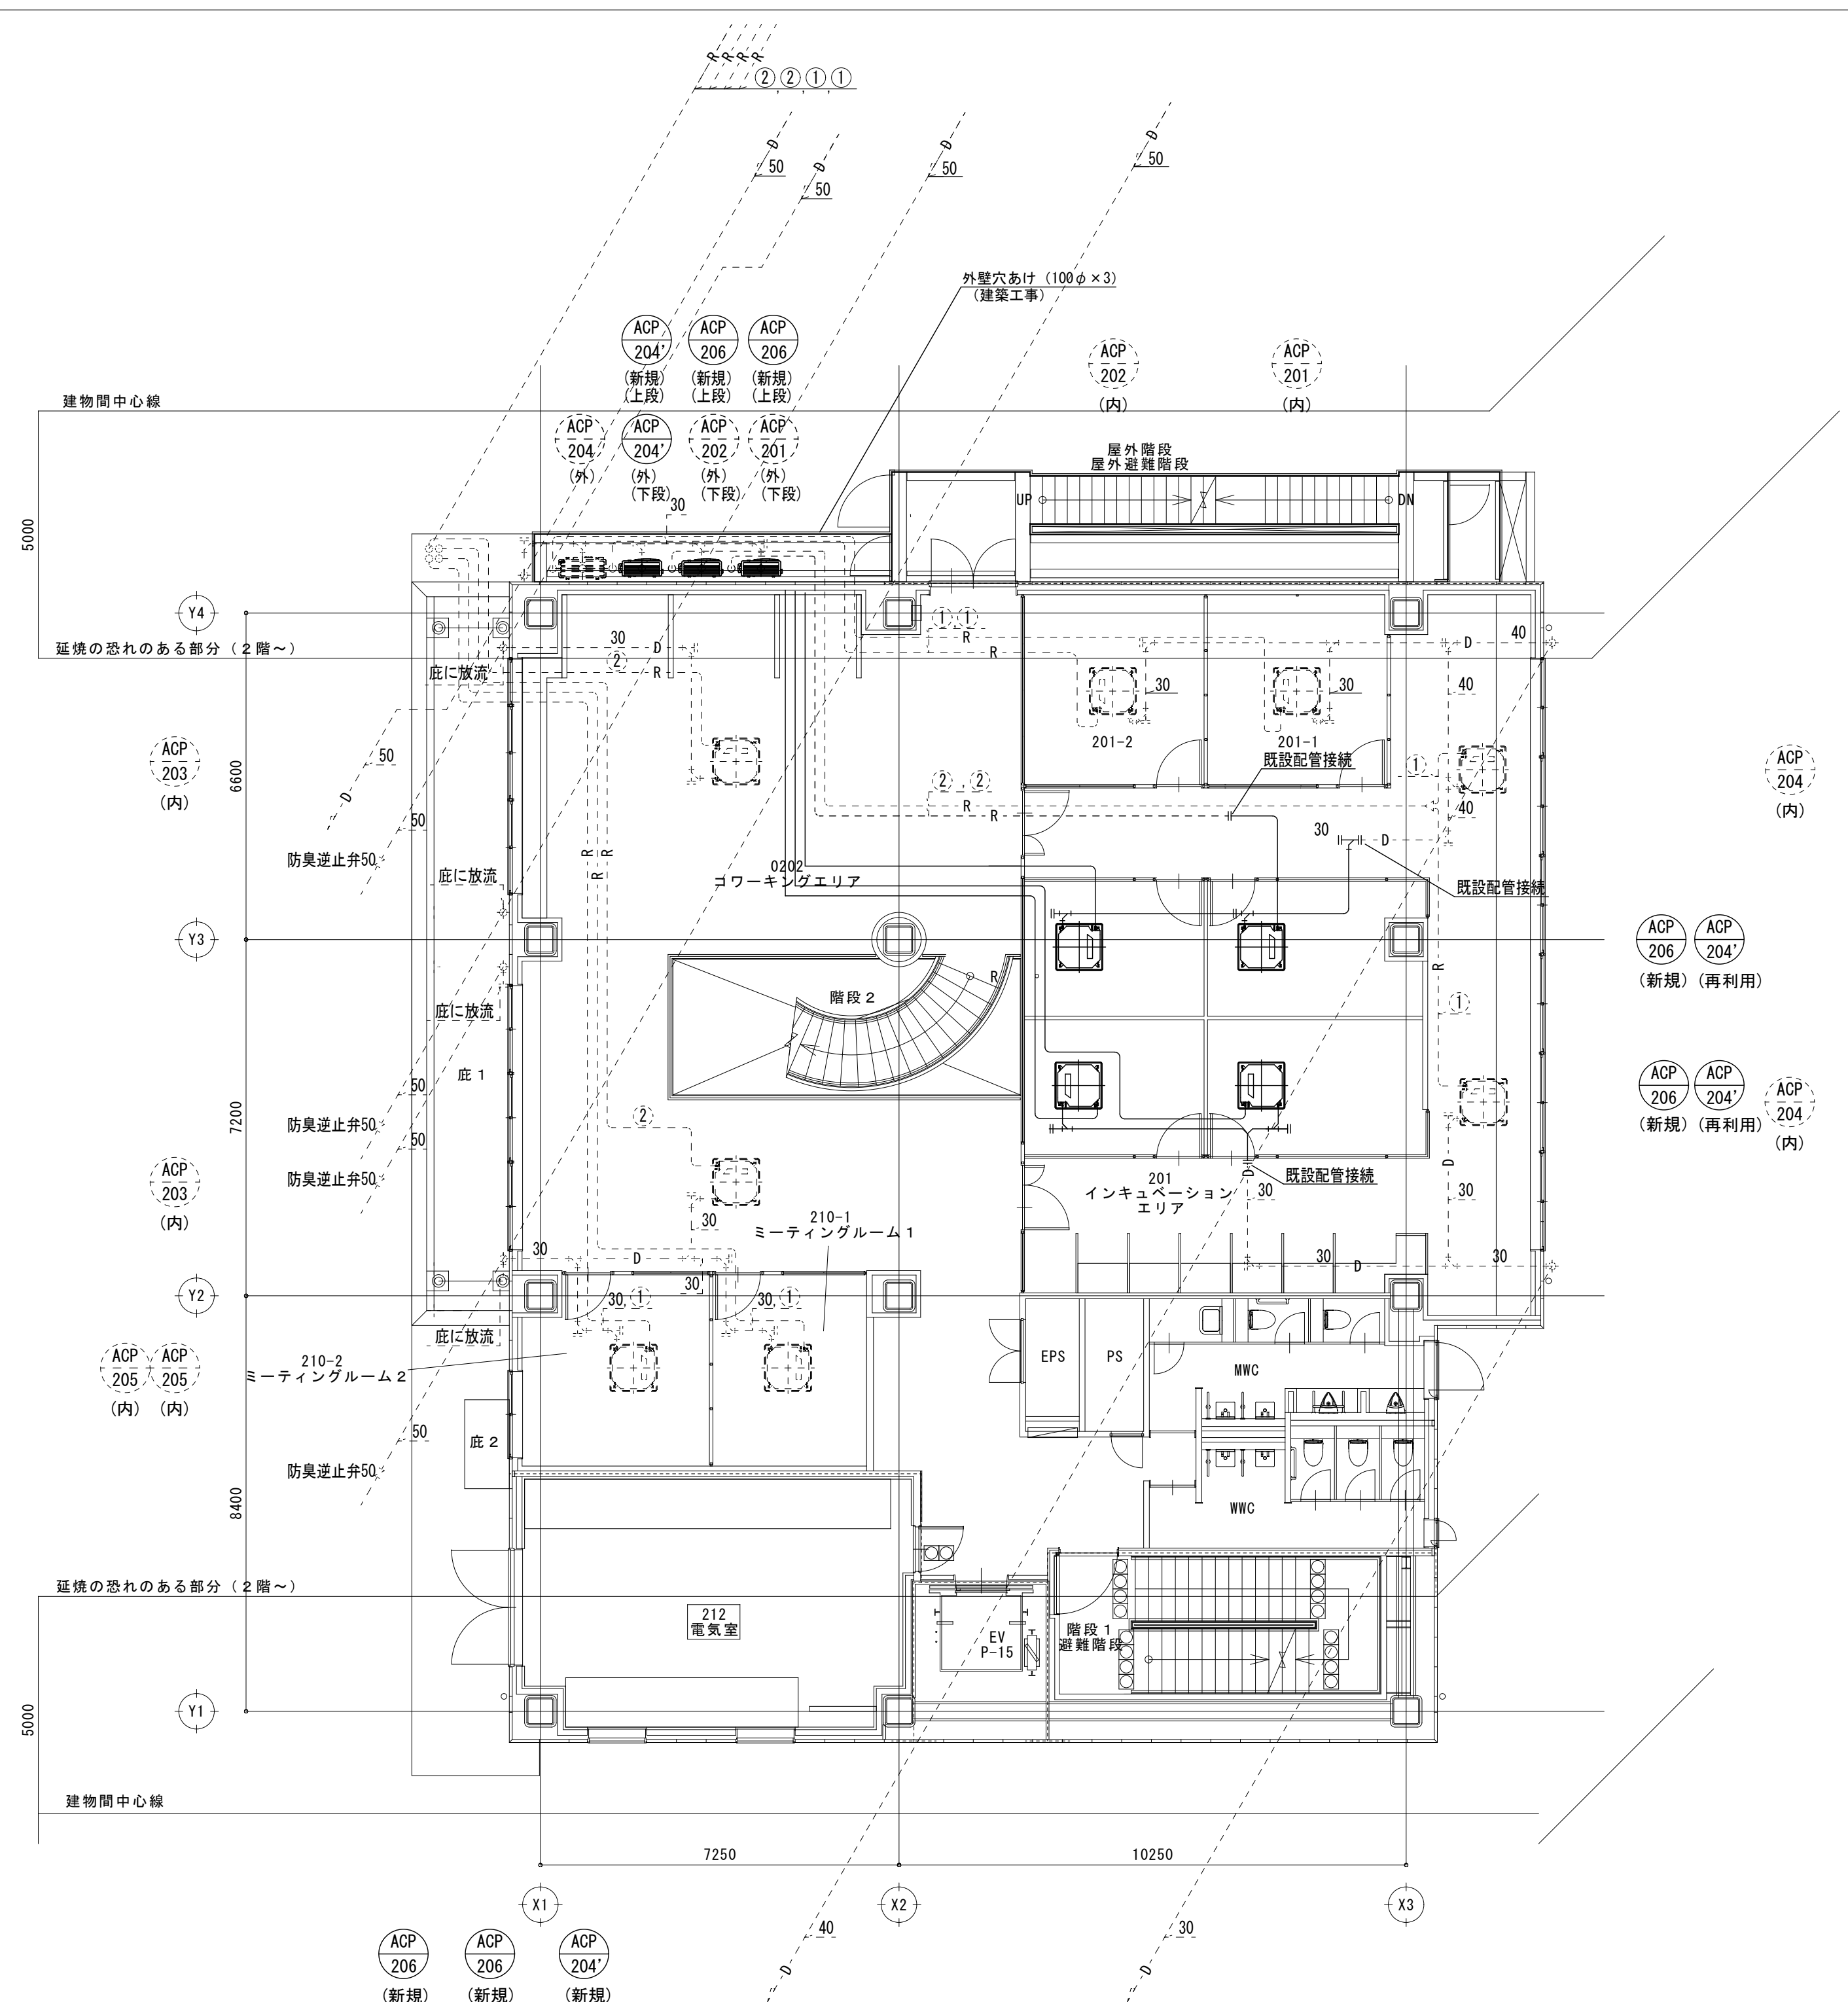

2階平面図 (改修後)

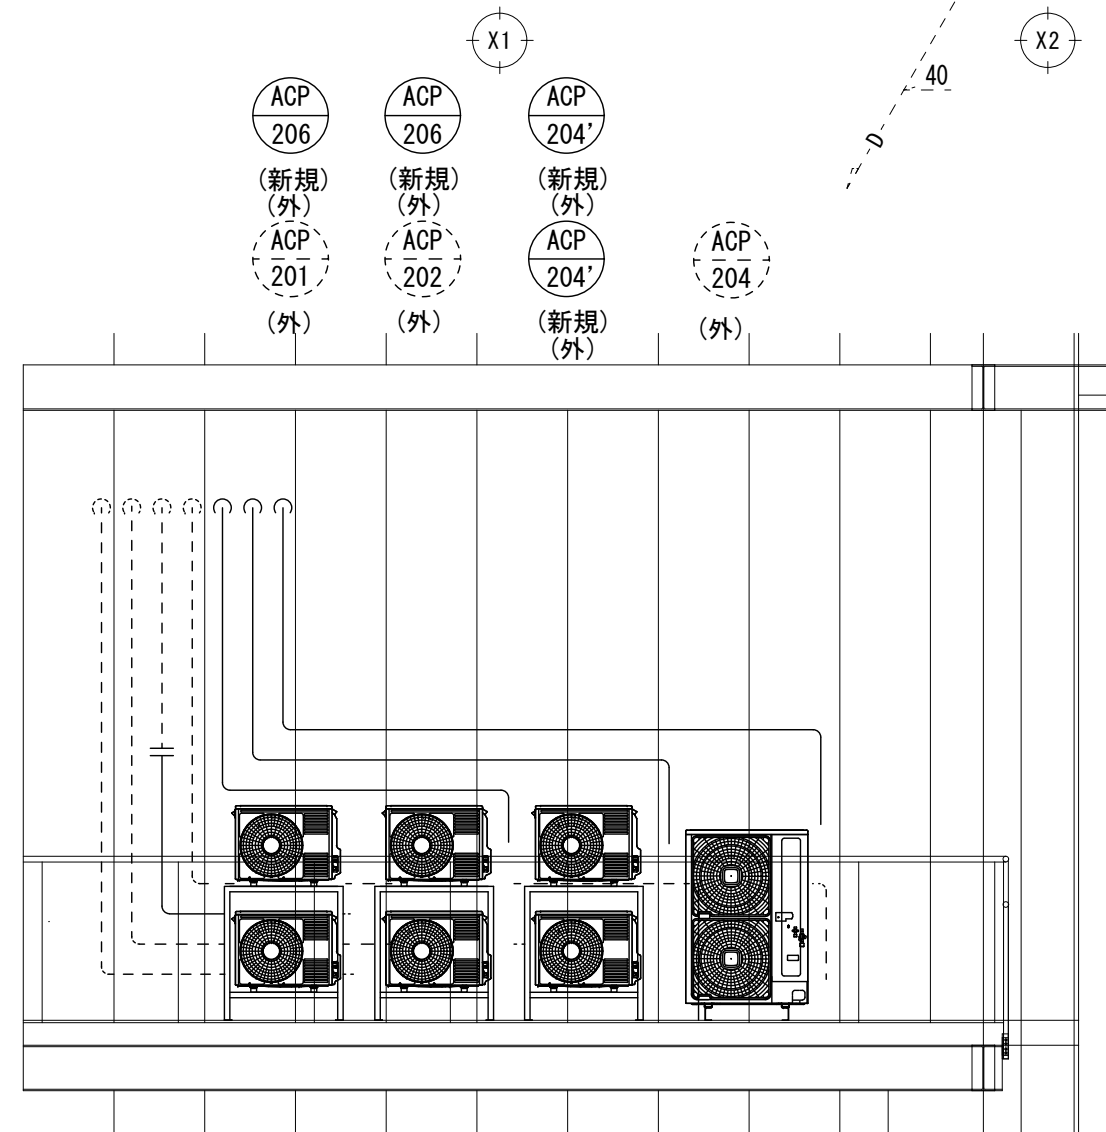

工事名	名古屋大学（東山）Tokai Open Innovation Complex 2階空調設備改修工事	図面 名称	空調設備 2階平面図 (改修前・改修後 配管)	図面番号 M- 09
		縮尺	(A1) 1/100 (A3) 1/200	令和7年度

